

Biuro Usług Geodezyjnych
i Wyceny Nieruchomości
Robert Jeznach
80-438 Gdańsk ul. Akwiny 12/2
tel.058-719-17-15

**MAPA SYTUACYJNO - WYSOKOŚCIOWA
Z UZBROJENIEM TERENU
DO CELÓW PROJEKTOWYCH**
Cedry Wielkie ul. Pionierów Żóław
Skala 1:500
Arkusz 1

Nr ks. rob.: 1/2007
Nr KERG : 4506/2007
Województwo: pomorskie
Powiat: Gdański
Gmina: Cedry Wielkie
Obręb: Cedry Wielkie
Nr sekcji: 325.211.243; 325.213.041; 325.213.043
Poziom odniesienia: Kronsztań
Układ współrzędnych: "1965"
Prace polowe: R. Jeznach nr upr. 17541
Prace kameralne: R. Jeznach nr upr. 17541

Uwaga !

1. Nie wyklucza się istnienia w terenie innych, nie wykazanych na niniejszej mapie urządzeń podziemnych, które nie były zgłoszone do inwentaryzacji lub o których brak jest informacji w instytucjach branżowych.

Gdańsk, dnia 02.2008r.

WYKONAWCA ROBOTY

Przed przystąpieniem do prac projektowych należy na niniejszy podkład mapowy nanieść projektowane i uzgodnione w Zespole Uzgodniania Dokumentacji Projektowej w Pruszczu Gdańskim urządzenie techniczne podziemne i nadziemne.

LEGENDA:

--- zasięg opracowania mapy do celów projektowych.



SZKIC PODZIAŁU NA ARKUSZE



Mapa w obszarze K, L, Ł, M aktualna na dzień 15.06.2009r.
Aktualizację wykonało Biuro Usług Geodezyjnych J.Brzoška A.Drzazga s.c.

Łączy arkusz 2

Łączy arkusz 1

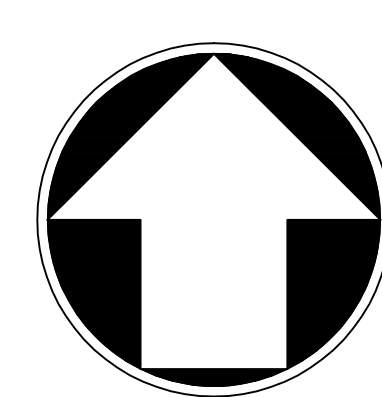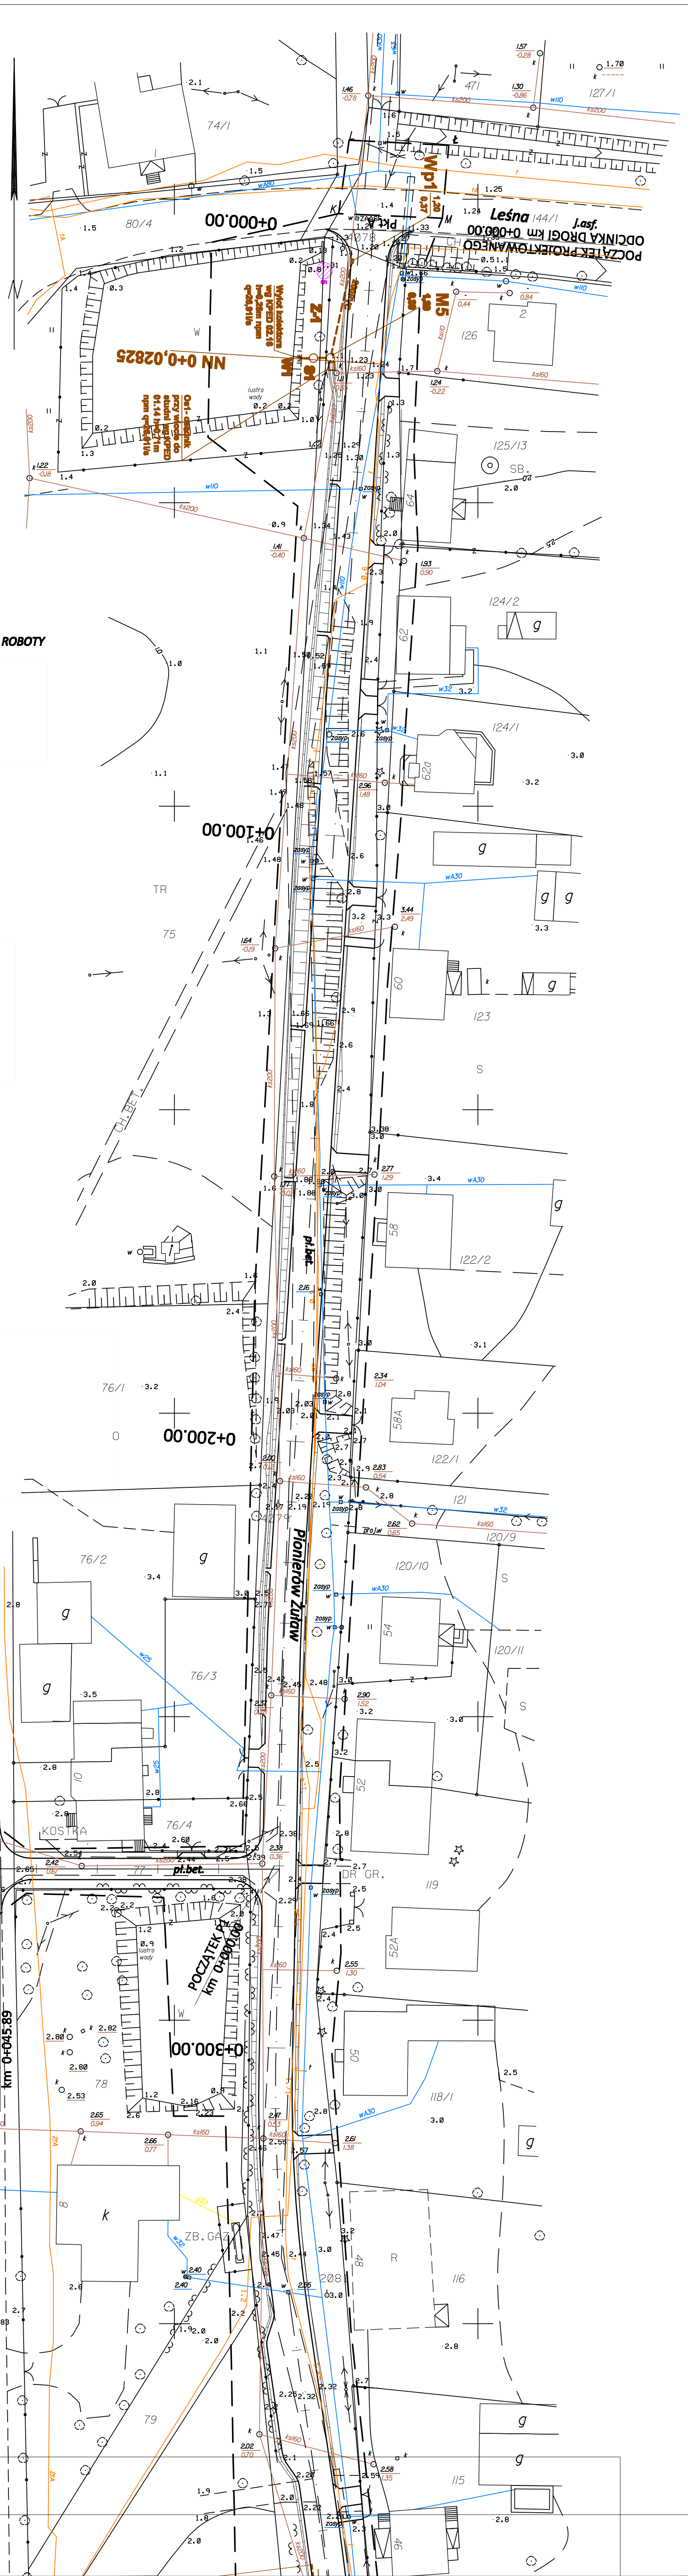

<p>Legenda</p> <p>Projektowana sieć Branża wod-kan Projektowana odkondycjonowana linowo-kanal z poliuretanobetonu z uszczelnieniem klasy C250 Projektowana sieć kanalizacji deszczowej z uszczelnieniem klasy C250 Projektowana sieć odpływowa z uszczelnieniem Projektowany osadnik - urządzenie oczyszczające Projektowany wylot wód deszczowych do odbioru na wgrzSD Zasyp urządzeń oczyszczających Kanal X0 do likwidacji</p>	
<p>Branża drogowca Projektowana droga Projektowana rowy Zasyp opracowania mapy do celów projektowych Otwory statni geodezyjne</p>	
<p>Projektant Mort MacDonald ul. Kartuska 5 80-103 Gdańsk Polska / Poland Tel: (+48) 58 721 52 17 Fax: (+48) 58 721 52 18 Email: biuro.gdansk@mortmac.pl</p>	
<p>Investor Gmina Cedry Wielkie ul. Kasickiego 6 83-020 Cedry Wielkie</p>	
<p>Nazwa i adres obiektu budowlanego Budowa ciągu pieszo-jezdnego ul. Pionierów Żóław, wraz z kanalizacją oraz oświetleniem</p>	
<p>Projektant mgr inż. Grzegorz Zych w specjalności instalacyjno-inż.</p>	
<p>Opracował mgr inż. Cezary Głowka w specjalności instalacyjno-inż.</p>	
<p>Sprawdził mgr inż. Jan Kozłowski w specjalności instalacyjno-inż.</p>	
<p>Nr projektu 245731AE01</p>	
<p>Nr rysunku 1.1</p>	
<p>Branża SIECI WOD-KAN</p>	
<p>Data 23/10/2008</p>	
<p>Skala 1:500</p>	
<p>Faza PB</p>	
<p>Typ rysunku Plan sytuacyjny</p>	
<p>Revizja 01</p>	

This document is the property of the author and is not to be distributed outside the project. The author is not responsible for any damage or loss of data. The user of this document is responsible for its use. The author is not responsible for any damage or loss of data. The user of this document is responsible for its use.