

Łączy arkusz 2

Łączy arkusz 1

Biurowo Usług Geodezyjnych
i Wyceny Nieruchomości
Robert Jeznach
80-438 Gdańsk ul. Albinów 12/2
tel. 58-719-17-15

**MAPA SYTUACYJNO - WYSOKOŚCIOWA
Z UZBROJENIEM TERENU
DO CELÓW PROJEKTOWYCH**
Cedry Wielkie ul. Pionierów Żuław
Skala 1:500
Arkusz 2

Nr ks. rob.: 1/2007
Nr KERG : 4506/2007
Województwo: pomorskie
Powiat: Gdański
Gmina: Cedry Wielkie
Obręb: Cedry Wielkie
Nr sekcji: 325.211.243; 325.213.041; 325.213.043
Poziom odniesienia: Kronstadt
Układ współrzędnych: "1965"
Prace polowe: R. Jeznach nr upr. 17541
Prace kameralne: R. Jeznach nr upr. 17541

Uwaga !

1. Nie wyklucza się istnienia w terenie innych, nie wykazanych na niniejszej mapie urządzeń podziemnych, które nie były zgłoszone do Inwentaryzacji lub o których brak jest informacji w Instytucjach branżowych.

Gdańsk, dnia 02.2008r.

Przed przystąpieniem do prac projektowych należy na niniejszy podkład mapowy nanieść projektowane i uzgodnione w Zespole Ugodniłania Dokumentacji Projektowej w Pruszkach Gdańskim urządzenie techniczne podziemne i nadziemne.

LEGENDA:

--- zasięg opracowania mapy do celów projektowych.



SZKIC PODZIAŁU NA ARKUSZE



Wszystkie dane zawarte na mapie (w tym dane geodezyjne) zostały wyznaczone przez Biuro Usług Geodezyjnych i Wyceny Nieruchomości Robert Jeznach. Dokument ten nie może być używany do celów innych niż określone w umowie. Wszelkie zmiany i poprawki należy zgłaszać do Biura Usług Geodezyjnych i Wyceny Nieruchomości Robert Jeznach. Dokument ten nie może być kopiowany, rozpowszechniany ani wykorzystywany w inny sposób bez zgody Biura Usług Geodezyjnych i Wyceny Nieruchomości Robert Jeznach.

Łączy arkusz 3

Łączy arkusz 2

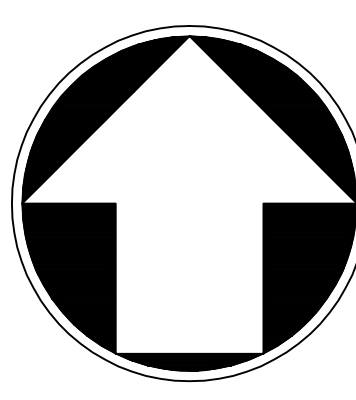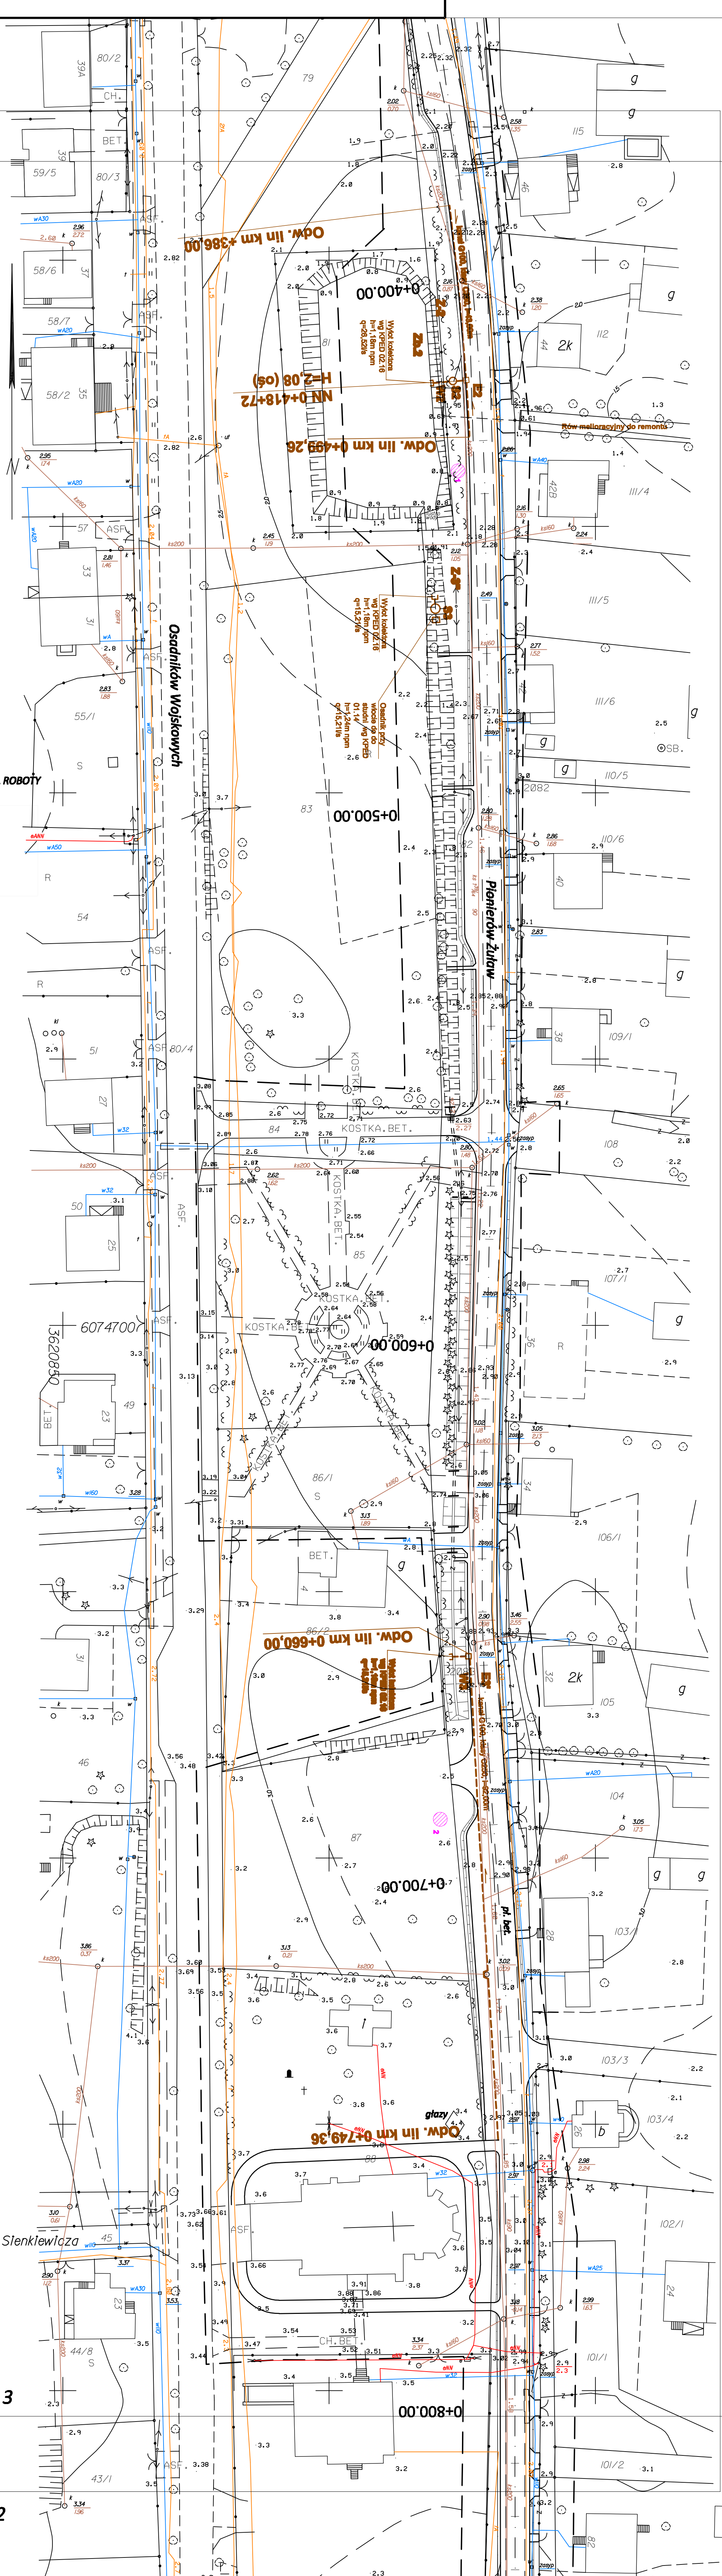

Investor: Gmina Cedry Wielkie, ul. Krasińskiego 16, 83-020 Cedry Wielkie

Nazwa i adres obiektu budowlanego: Budownia ciągu pieszo-jezdnego ul. Pionierów Żuław, wraz z kanalizacją oraz oświetleniem

Projektował	mgr inż. Grzegorz Zych	13/07/2008
Opracował	mgr inż. Cezary Górnica	6/1/2008
Sprawił	mgr inż. Jan Rzeźnik	7/25/2008
Nr rysunku	Nr projektu	245731AE01
	Brzozwa	SIĘCII WOD.-KAN
	Data	23/10/2008
	Skala	1:500
		Faza
		PB
		Rawizja
		01

Plan sytuacyjny

Generalny Projektant: Mott MacDonald

Mott MacDonald Limited sp. z o.o.
ul. Kartuska 5
80-103 Gdańsk
Polska / Poland
Tel.: (+48) 58 721 52 17
Fax: (+48) 58 721 52 18
Email: biuro.gdansk@mottmac.com

Rev.	Data	Opr.	Opis zmian	Spr.
A	23/10/08	SWA	Wersja podstawowa	DKO

Legenda

- Projektowana sieć: Projektowana oświetlenie linowe-kanal z polimerobetonu
- Brzozwa wod-kan: Projektowana sieć kanalizacji deszczowej
- Projektowana sieć kanalizacji deszczowej: Projektowana sieć kanalizacji deszczowej z rurami osiowymi
- Projektowane osadniki - urządzenia oczyszczające: Projektowane osadniki - urządzenia oczyszczające
- Projektowane wloty wód deszczowych do odbornika wg KPEB: Projektowane wloty wód deszczowych do odbornika wg KPEB
- Zasady urządzenia oczyszczających: Zasady urządzenia oczyszczających
- Kanal DO do likwidacji: Projektowane kanały
- Projektowane drogi: Projektowane drogi
- Projektowane rowy: Projektowane rowy
- Zasięg opracowania mapy do celów projektowych: Zasięg opracowania mapy do celów projektowych
- Otwory badań geologicznych: Otwory badań geologicznych