


ZAGOSPODAROWANIE TERENU
PRZEPOMPOWNI PS3 1:100

Legenda:

- 1 - Przepompownia ścieków PS3
- 2 - Szafka rozdzielcza
- 3 - Zintegrowane złącze kablowe z pomiarem
- 4 - Latarnia oświetleniowa
- 5 - Miejsce na lokalizację stacjonarnego agregatu prądowłóczego w budowie dźwiękochłonnej
- 6 - Ogrózenie
- 7 - Plac manewrowy z kostki bet. 116,3 m²
- 8 - Chodnik z kostki bet. 39,0 m²
- 9 - Zawór czerpalny DN20 + wodomierz w studni ø1000 mm zabezpieczonej termicznie

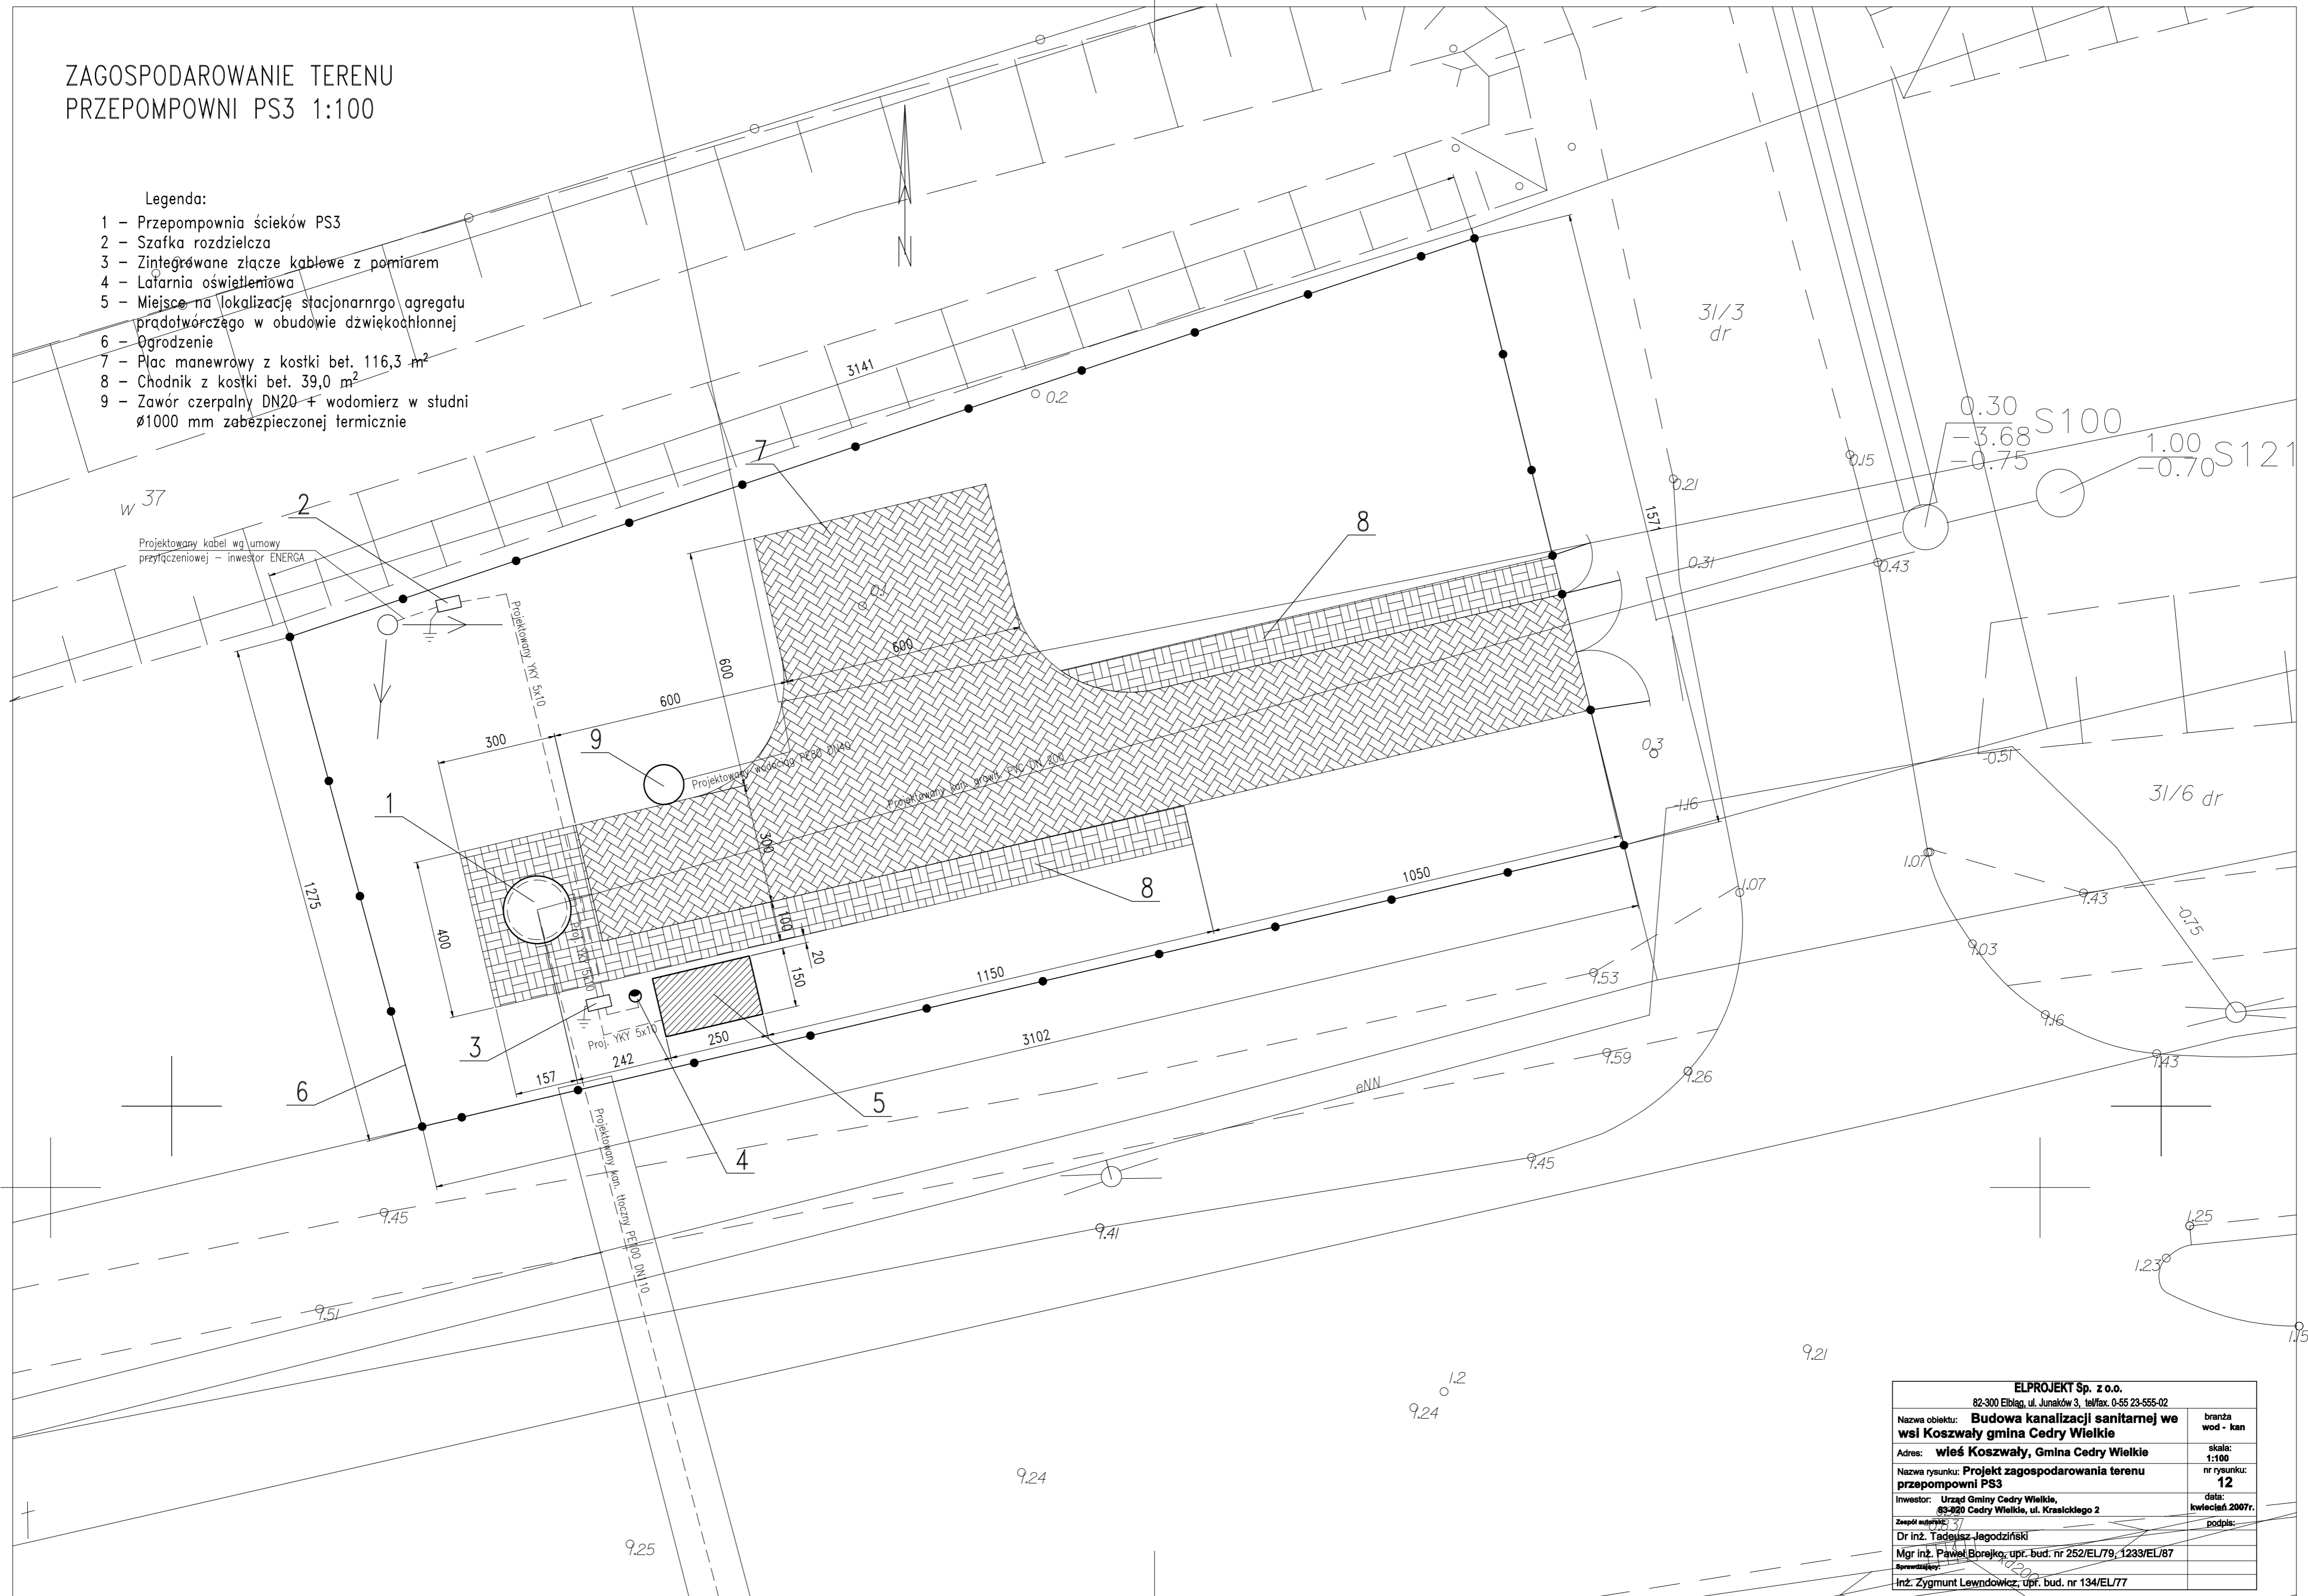

ELPROJEKT Sp. z o.o.		
82-300 Elbląg, ul. Junaków 3, tel/fax: 0-55 23-555-02		
Nazwa obiektu:	Budowa kanalizacji sanitarnej we wsi Koszwały, Gmina Cedry Wielkie	branża: wod - kan
Adres:	wieś Koszwały, Gmina Cedry Wielkie	skala: 1:100
Nazwa rysunku:	Projekt zagospodarowania terenu przepompowni PS3	nr rysunku: 12
Investor:	Urząd Gminy Cedry Wielkie, 83-920 Cedry Wielkie, ul. Krasickiego 2	data: kwiecień 2007r.
Zespół projektowy:	Dr inż. Tadeusz Jagodziński	podpis:
	Mgr inż. Paweł Borejko, upr. bud. nr 252/EL/79, 1233/EL/87	
Sprawca:	Inż. Zygmunt Lewndowicz, upr. bud. nr 134/EL/77	