


*g*  
**ZAGOSPODAROWANIE TERENU  
 PRZEPOMPOWNI PSD5 1:100**

**Legenda:**

- 1 - Przepompownia ścieków PSD5
- 2 - Komora K03
- 3 - Zintegrowane złącze kablowe z pomiarem
- 4 - Plac utwardzony z kostki bet. 9,0 m<sup>2</sup>

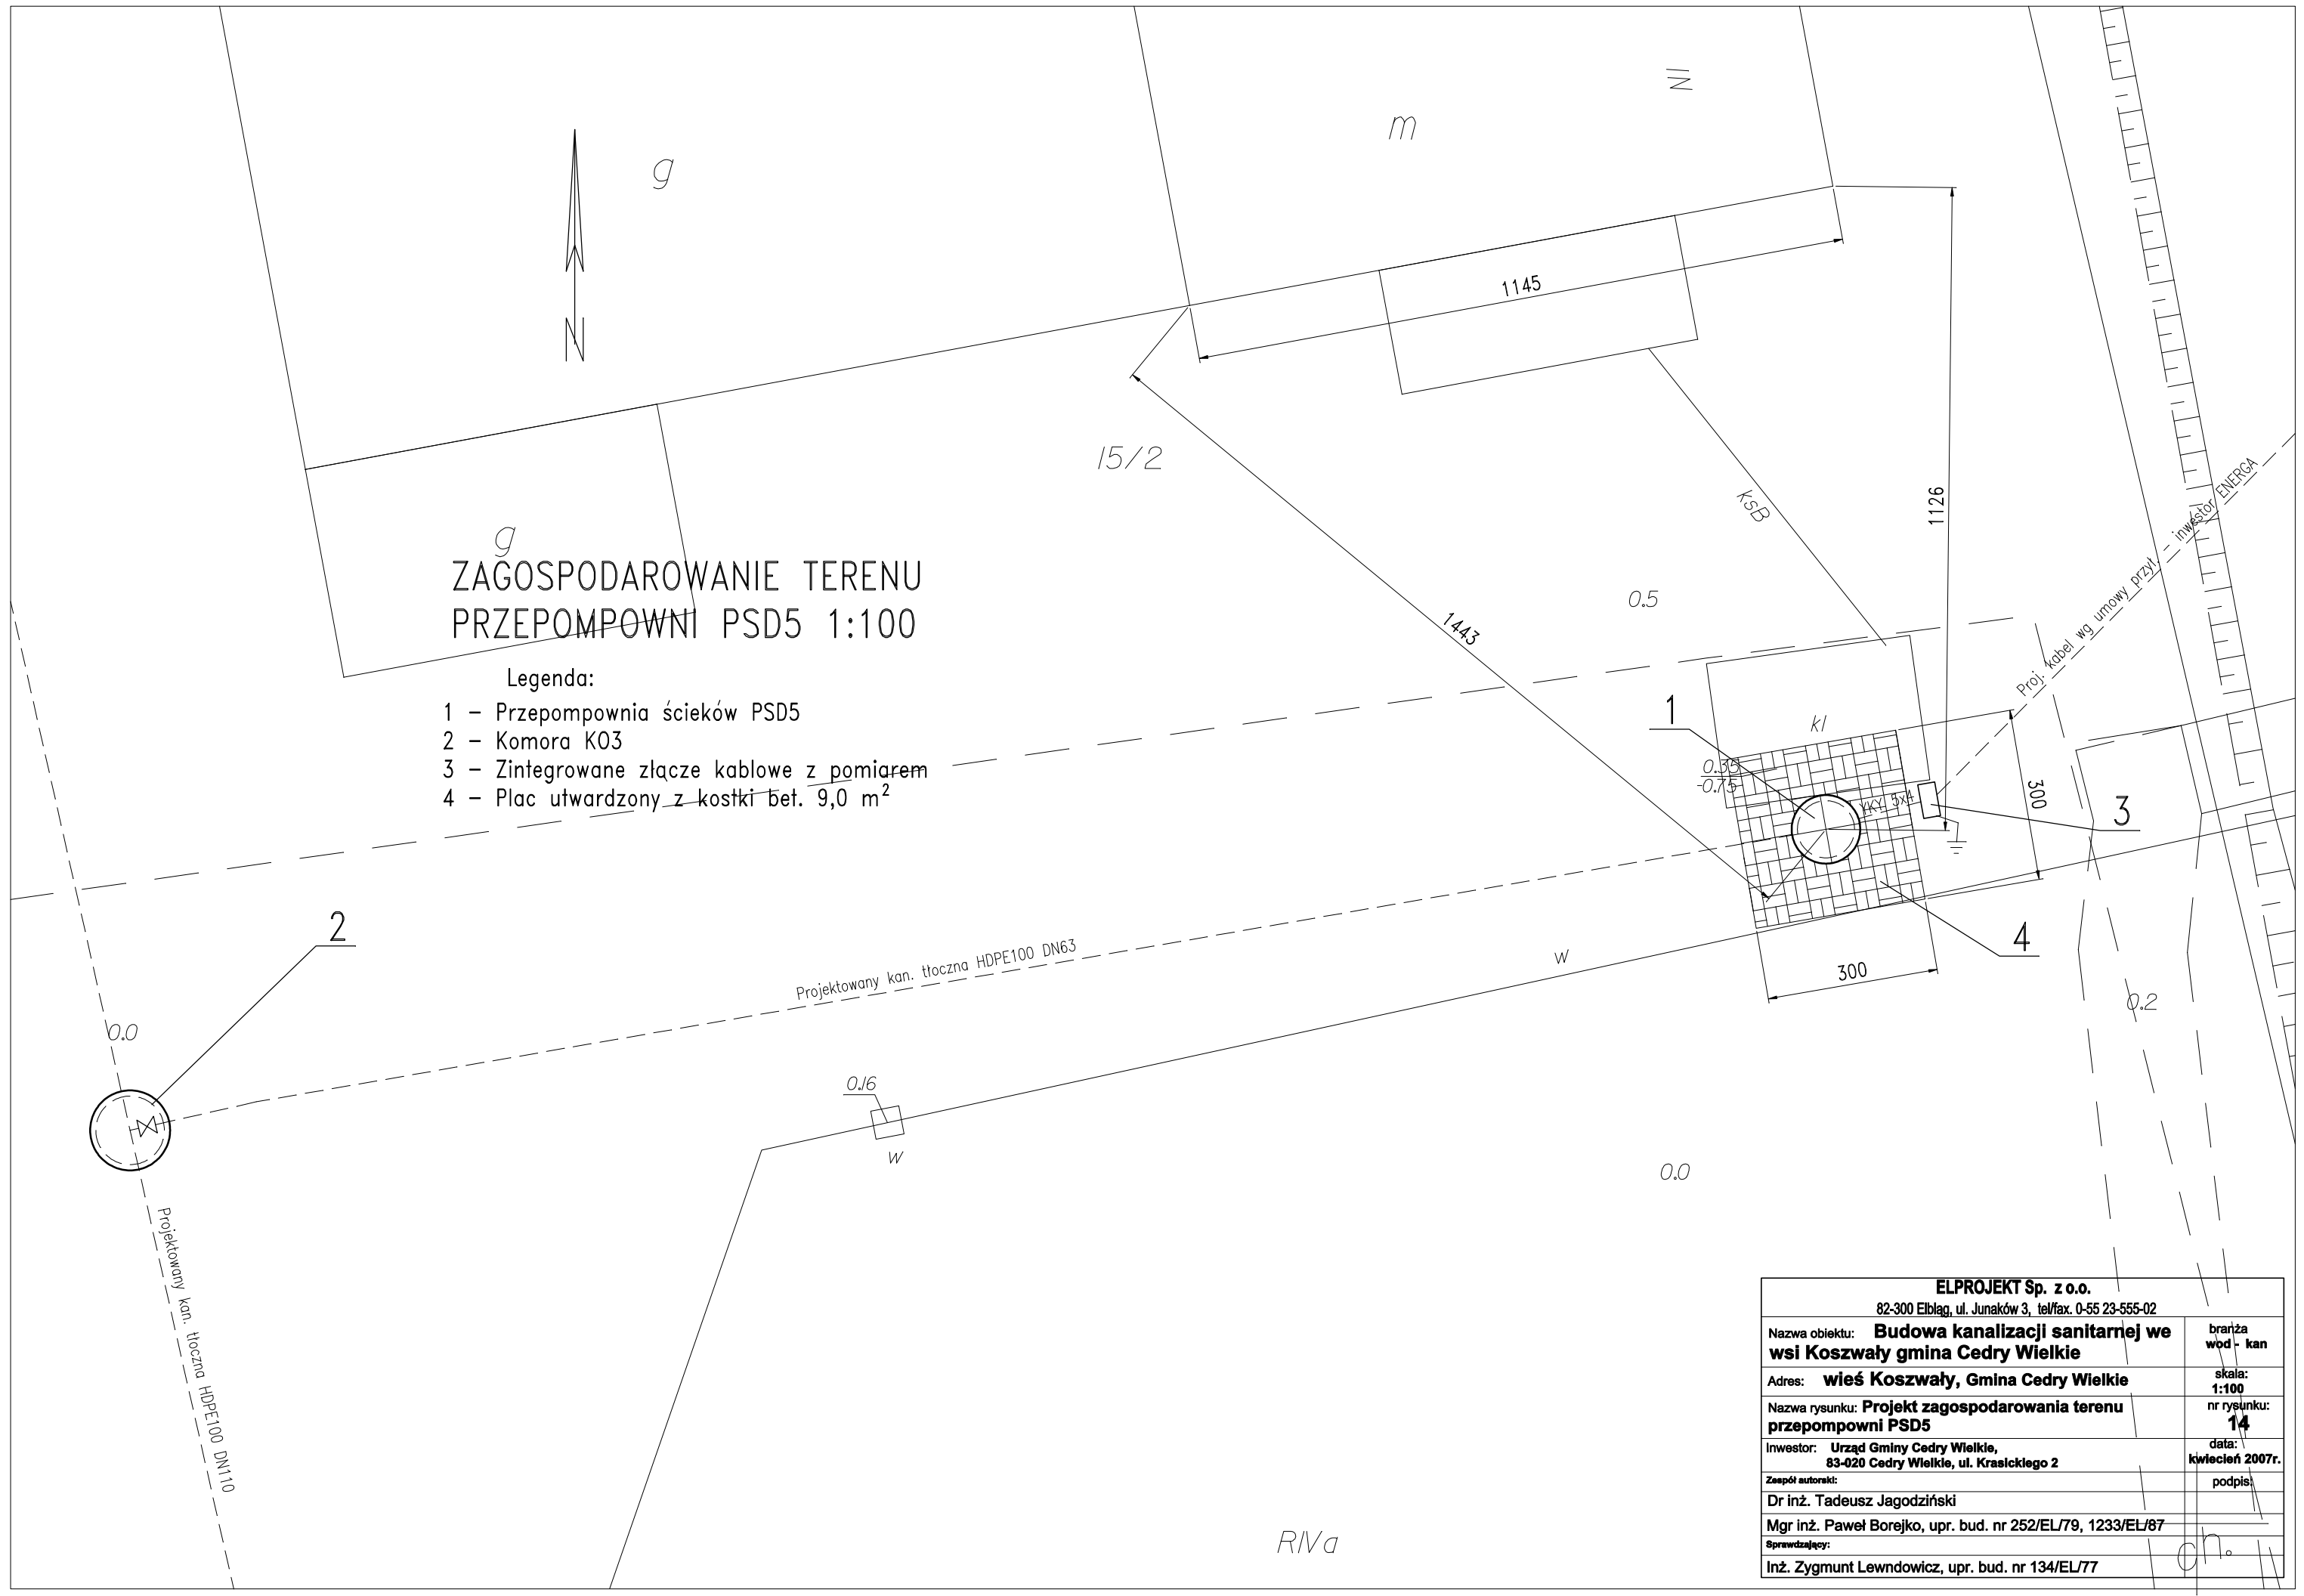

<b>ELPROJEKT Sp. z o.o.</b> 82-300 Elbląg, ul. Junaków 3, tel/fax. 0-55 23-555-02		
Nazwa obiektu: <b>Budowa kanalizacji sanitarnej we wsi Koszwały gmina Cedry Wielkie</b>	branża wod - kan	
Adres: <b>wieś Koszwały, Gmina Cedry Wielkie</b>	skala: 1:100	
Nazwa rysunku: <b>Projekt zagospodarowania terenu przepompowni PSD5</b>	nr rysunku: 14	
Inwestor: <b>Urząd Gminy Cedry Wielkie, 83-020 Cedry Wielkie, ul. Krasickiego 2</b>	data: kwiecień 2007r.	
Zespół autorów:	podpis:	
Dr inż. Tadeusz Jagodziński		
Mgr inż. Paweł Borejko, upr. bud. nr 252/EL/79, 1233/EL/87		
Sprawdzający:		
Inż. Zygmunt Lewndowicz, upr. bud. nr 134/EL/77	ch.	