

PROFIL PODŁUŻNY RUROCIAGU KANALIZACJI SANITARNEJ

M. KOSZWAŁY, GM. CEDRY WIELKIE

ciąg: przepompownia PS4 - S170
ul. Świerkowa


Skala 1:100/500

UWAGA:

- 1 Przed przystąpieniem do wykonania przykanalików należy sprawdzić rzeczywiste rzędne wyjść kanalizacji indywidualnej z budynków
- 2 Likwidacja zbiorników bezodpływowych (szamb) należy do właściciela posesji w ramach kosztów własnych
- 3 Przed przystąpieniem do robót ziemnych należy bezwzględnie zlokalizować istniejące uzbrojenie podziemne przez geodetów i w obecności właścicieli urzędzeń
- 4 Na wszystkie kable, przewody wodociągowe nałożyć rury ochronne minimum L=3,0m

Lk= 562,1 m

Lc=1 056,4 m

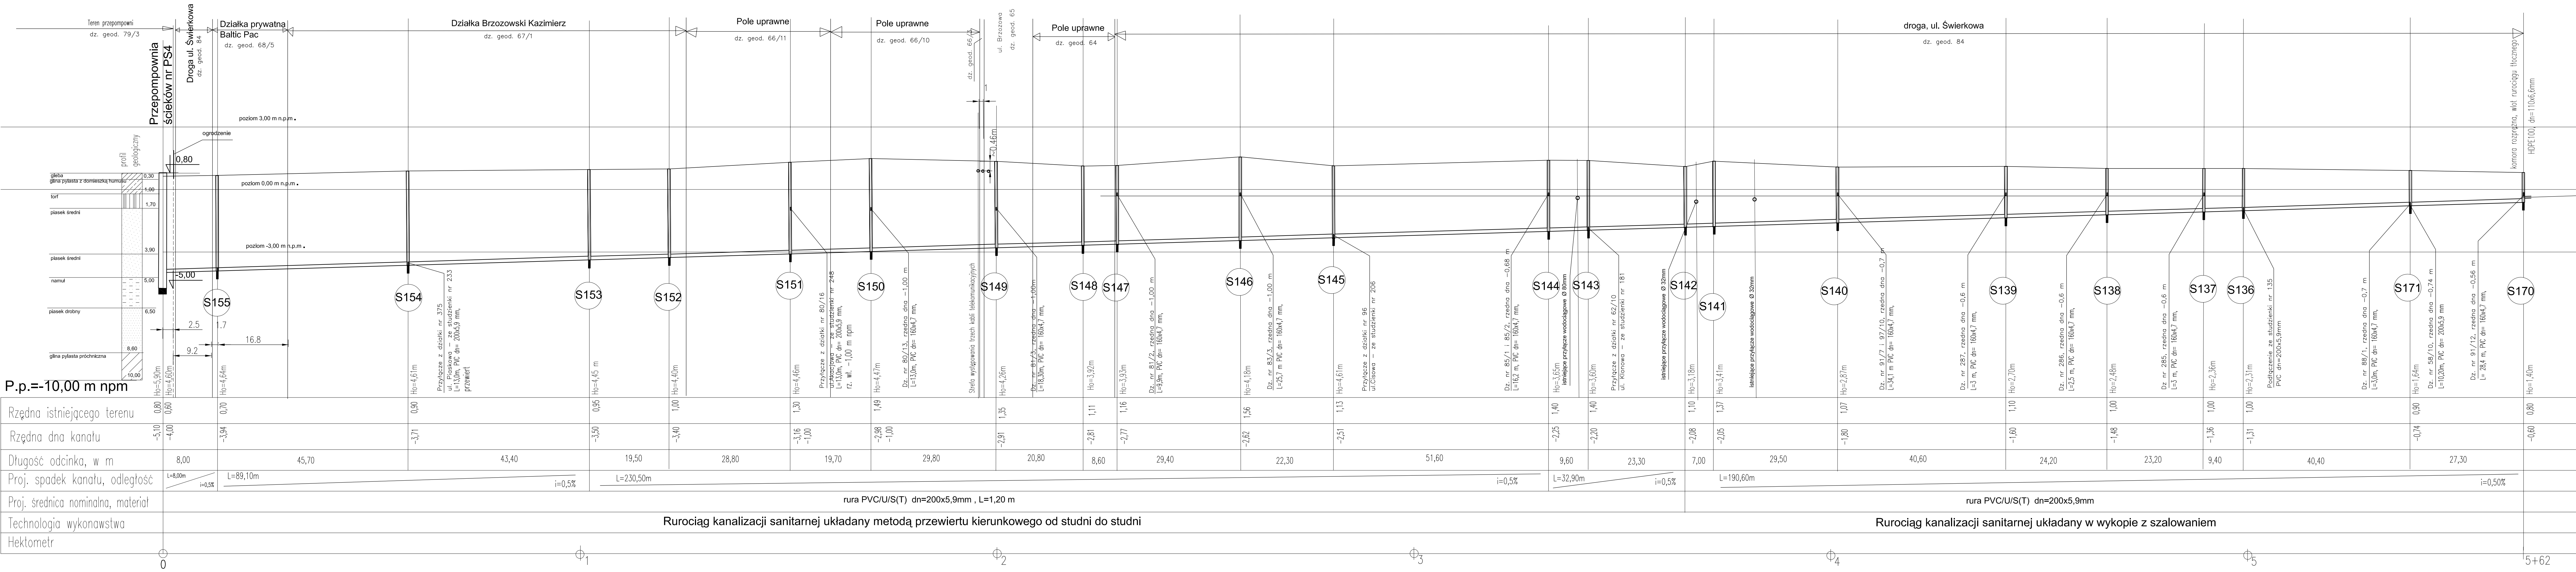

| | |
|--|--|
| ELPROJEKT Sp. z o.o. | |
| 82-300 Elbląg, ul. Junaków 3, tel/fax: 0-55 23-555-02 | |
| Nazwa obiektu: | Budowa kanalizacji sanitarnej we wsi Koszwały gmina Cedry Wielkie |
| Adres: | wieś Koszwały, Gmina Cedry Wielkie |
| Nazwa rysunku: | Profil podłużny kolektora sanitarnego |
| Investor: | Urząd Gminy Cedry Wielkie, 83-020 Cedry Wielkie, ul. Kraskiego 2 |
| Dr inż. Tadeusz Jagodziński | data: październik 2007r. |
| Mgr inż. Paweł Borejko, upr. bud. nr 252/EL/79, 1233/EL/87 | podpis: |
| Sprawdzający: | |