

MAPA SYTUACYJNO-WYSOKOŚCIOWA Z UZBROJENIEM TERENU
do celów projektowych Skala 1:500
bez prawnego ustalenia granic ARK. NR 3

Woj.: pomorskie
Powiat: gdański
Gmina: Cedry Wielkie
Obręb: Koszwały
Obiekt: Koszwały

1. Odnowa pozioma - "65", pionowa - Kronstadt.
2. Mapa aktualna na dzień: 15.03.2007
3. Zakres opracowania:
4. Nie wyklucza się istnienia w terenie innych nie wykazanych na niniejszej mapie urządzeń podziemnych, które nie były zgłoszone do inwentaryzacji lub o których brak jest informacji w Instytucjach branżowych.

PRZEDSIĘBIORSTWO USEUG
GEODEZYJNO-KARTOGRAFICZNYCH
"GEOEXPRES"
ul. Wyczółkowskiego 3 82-300 Elbląg

Kierownik roboty:
mgr inż. Adam Bondaruk nr upr. zawodowych 14834

Prace polowe:
mgr inż. Maciej Kowalski

Granice działek ewidencyjnych wniesiono na podstawie współrzędnych udostępnionych przez POBIS w Pruszczu Gdańskim i wykonanej aktualizacji.
KERG: 3017/2006 N ka. rob.:


"Mapę dostosowano do celów projektowych na podstawie materiału udostępnionego przez POBIS w Pruszczu Gdańskim i wykonanej aktualizacji."
KERG: 3017/2006 N ka. rob.:

Kierownik roboty:
mgr inż. Adam Bondaruk nr upr. zawodowych 14834

Prace polowe:
mgr inż. Maciej Kowalski

Mapa w zakresie wtórnik:
Układ "Gdańsk 70"
25-32-(10-a), 25-40-(11-c),
25-40-(11-o), 25-40-(11-r),
25-40-(16-o), 25-40-(16-b),
25-40-(16-c), 25-40-(16-d),
25-50-(20-o), 25-40-(16-o),
25-40-(21-b)
Układ "1965"
325.211.024
325.211.072

Uwagi:
Sieć krzyży w układzie
Gdańsk 70 skala 1:500
wniesiono kolorem niebieskim

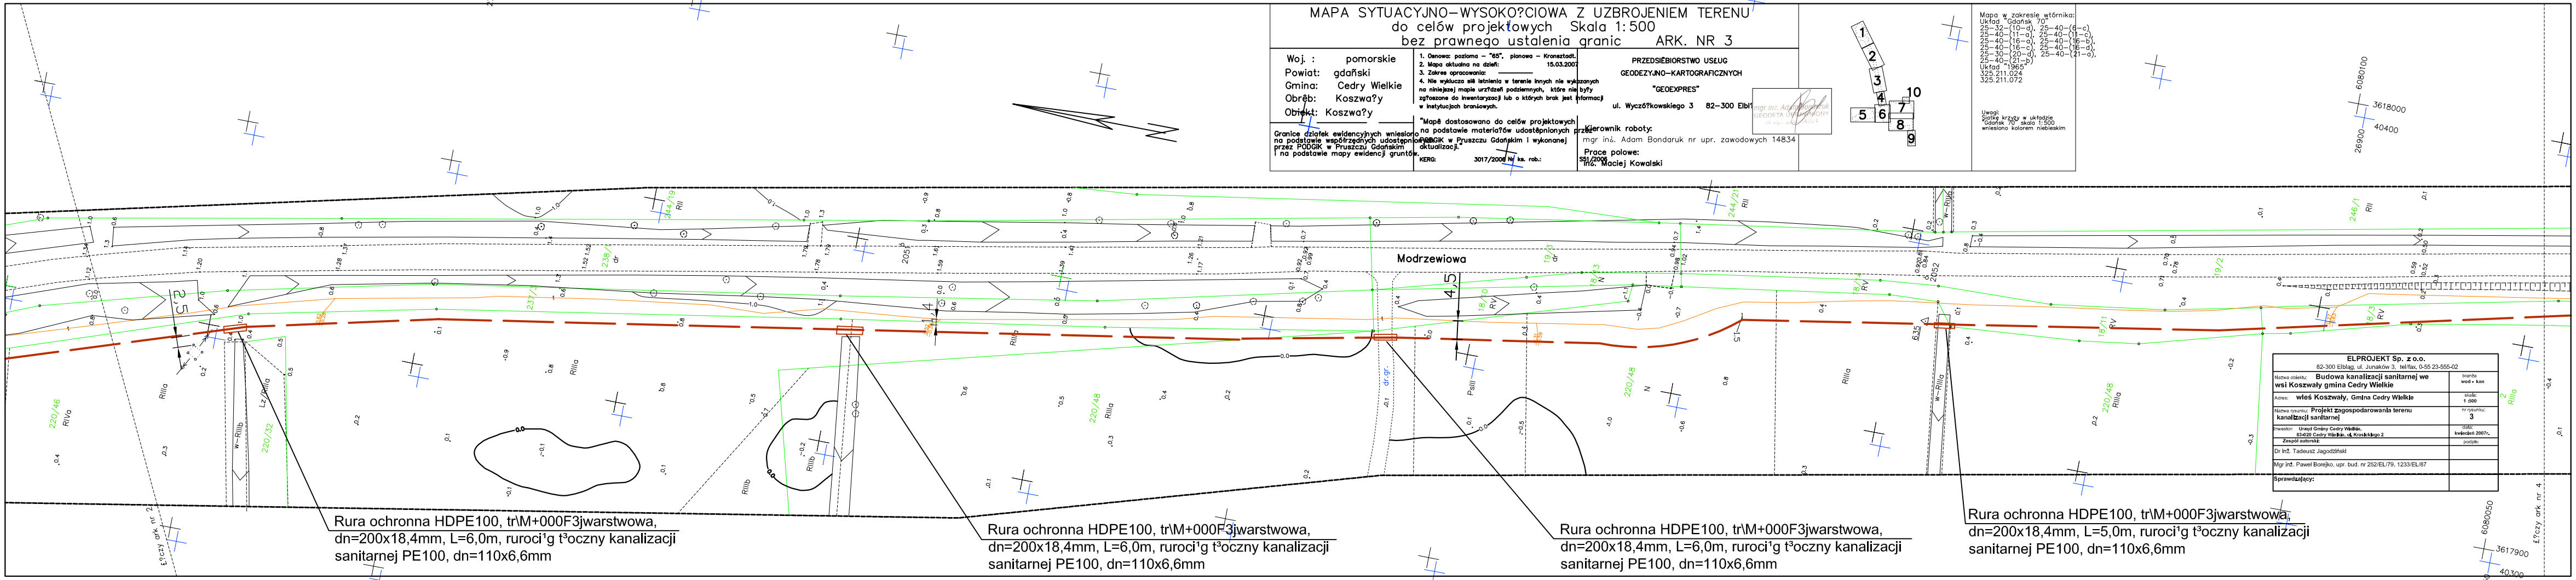

Rura ochronna HDPE100, trM+000F3jwarstwowa,
dn=200x18,4mm, L=6,0m, ruroci'g t³oczny kanalizacji
sanitarnej PE100, dn=110x6,6mm

Rura ochronna HDPE100, trM+000F3jwarstwowa,
dn=200x18,4mm, L=6,0m, ruroci'g t³oczny kanalizacji
sanitarnej PE100, dn=110x6,6mm

Rura ochronna HDPE100, trM+000F3jwarstwowa,
dn=200x18,4mm, L=6,0m, ruroci'g t³oczny kanalizacji
sanitarnej PE100, dn=110x6,6mm

Rura ochronna HDPE100, trM+000F3jwarstwowa,
dn=200x18,4mm, L=5,0m, ruroci'g t³oczny kanalizacji
sanitarnej PE100, dn=110x6,6mm

ELPROJEKT Sp. z o.o.	
82-300 Elbląg, ul. Junaków 3, tel/fax, 0-56 23-556-02	
Nazwa obiektu:	Budowa kanalizacji sanitarnej we wsi Koszwały gmina Cedry Wielkie
Adres:	wieś Koszwały, Gmina Cedry Wielkie
Nazwa rysunku:	Projekt zagospodarowania terenu kanalizacji sanitarnej
Inwestor:	Urząd Gminy Cedry Wielkie, 83-420 Cedry Wielkie, ul. Koszkiłogo 2
Dr. Inż. autor(s):	Dr. Inż. Tadeusz Jagodziński
Mgr inż. Paweł Borejko, upr. bud. nr 252/EL/79, 1233/EL/87	
Sprawdzający:	
Wzrost - kan	skala: 1:500
nr rysunku: 3	data: kwiecień 2007r.
	podpis: