

**PROFIL PODŁUŻNY RUROCIAGU KANALIZACJI SANITARNEJ**  
**M. KOSZWAŁY, GM. CEDRY WIELKIE**


**Ciąg: S221a-S154 i S234-S230**  
 Osiedle: Świerkowa, ul. Piaskowa i ul. Dębowa

Skala 1:100/500

**UWAGA:**

- 1 Przed przystąpieniem do wykonania przykanalików należy sprawdzić rzeczywiste rzędne wyjść kanalizacji indywidualnej z budynków
- 2 Likwidacja zbiorników bezodpływowych (szamb) należy do właścicieli posesji w ramach kosztów własnych
- 3 Przed przystąpieniem do robót ziemnych należy bezwzględnie zlokalizować istniejące uzbrojenie podziemne przez geodetów i w obecności właścicieli urzędzeń
- 4 Na wszystkie kable, przewody wodociągowe nałożyć rury ochronne minimum L=3,0m

Lc=576,7 m

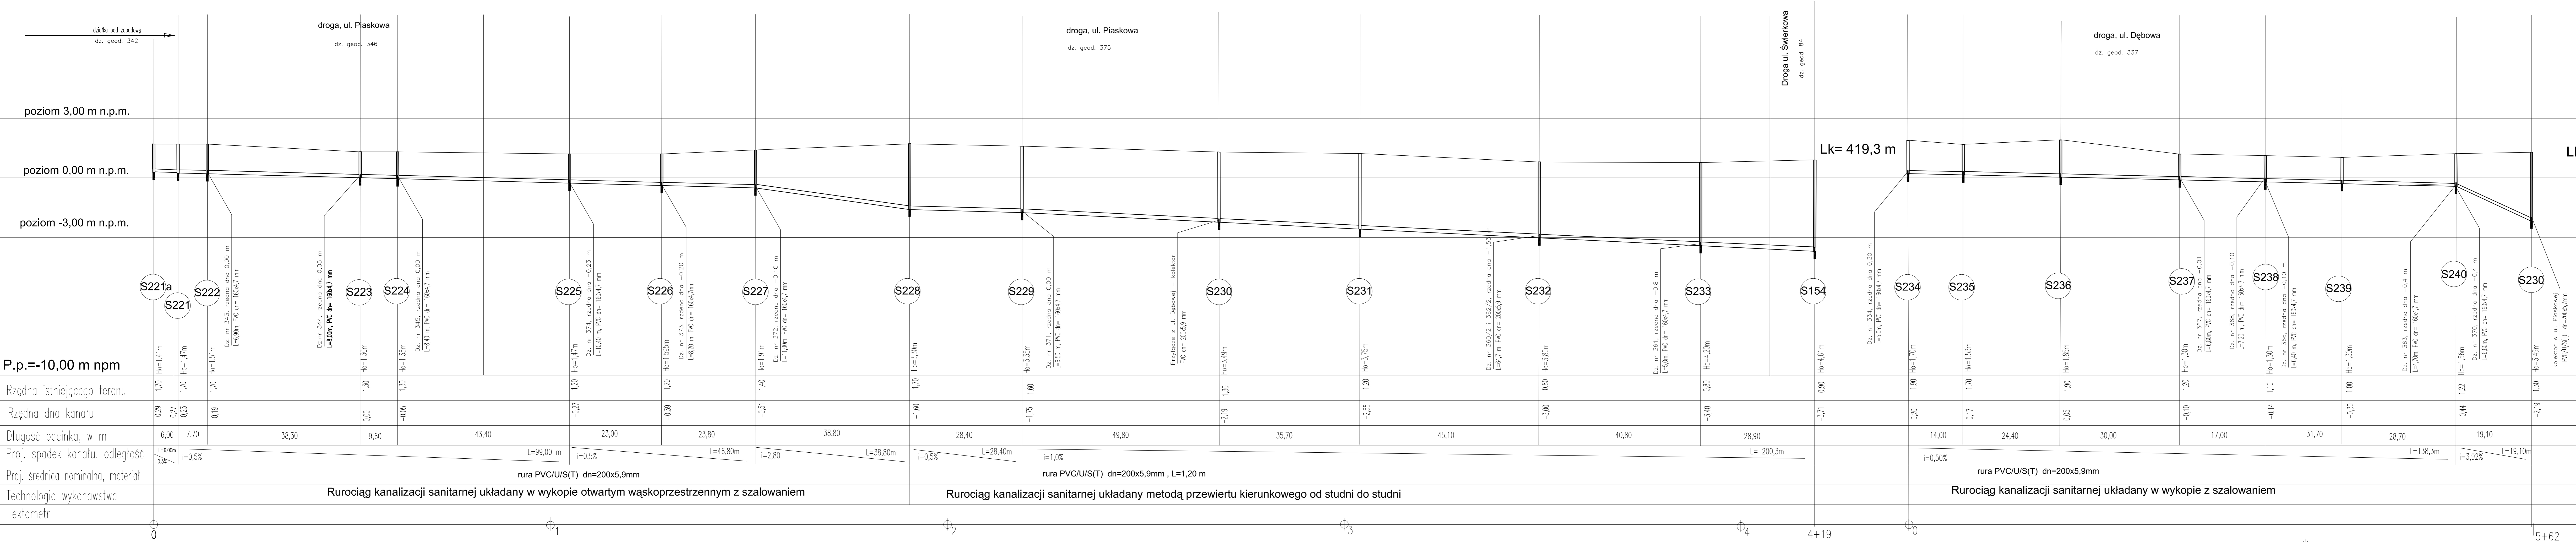

ELPROJEKT Sp. z o.o.	
82-300 Elbląg, ul. Junaków 3, tel/fax: 0-55 23-555-02	
Nazwa obiektu: <b>Budowa kanalizacji sanitarnej we wsi Koszwały gmina Cedry Wielkie</b>	tytuł: wod-kan
Adres: <b>wieś Koszwały, Gmina Cedry Wielkie</b>	skala: <b>1:100/500</b>
Nazwa projektu: <b>Profil podłużny kolektorów sanitarnych - osiedle Świerkowa - ul. Piaskowa i Dębowa</b>	arkusz: <b>30</b>
Investor: <b>Urząd Gminy Cedry Wielkie, ul. Krasieckiego 2</b>	data: <b>październik 2007r.</b>
Zespół autorów:	podpis:
Dł inż. Tadeusz Jagodziński	
Mgr inż. Paweł Borejko, upr. bud. nr 252/EL/79, 1233/EL/87	
Sprawdzający:	