

MAPA SYTUACYJNO-WYSOKOŚCIOWA Z UZBROJENIEM TERENU  
do celów projektowych Skala 1:500  
bez prawnego ustalenia granic ARK. NR 9

Woj.: pomorskie  
Powiat: gdański  
Gmina: Cedry Wielkie  
Obręb: Koszwały  
Obiekt: Koszwały

1. Odnowa: pozioma - "65", pionowa - Kronstadt.  
2. Mapa aktualna na dzień: 15.03.2007  
3. Zakres opracowania: -----  
4. Nie wyklucza się istnienia w terenie innych nie wykazanych na niniejszej mapie urządzeń podziemnych, które nie były zgłoszone do inwentaryzacji lub o których brak jest informacji w Instytucjach branżowych.

PRZEDSIĘBIORSTWO USŁUG  
GEODEZYJNO-KARTOGRAFICZNYCH  
"GEOEXPRES"



ul. Wyczętkowskiego 3 82-300 Elbląg



Kierownik roboty:  
mgr inż. Adam Bondaruk nr upr. zawodowych 14834  
Prace polowe:  
mgr inż. Maciej Kowalski

Mapa w zakresie wtórnika:  
Układ "Gdańsk 70"  
25-32 (10-a), 25-40 (8-c),  
25-40 (11-a), 25-40 (11-c),  
25-40 (16-a), 25-40 (16-c),  
25-40 (16-b), 25-40 (16-d),  
25-30 (20-d), 25-40 (21-a),  
25-40 (21-b)  
Układ "1365"  
325.211.024  
325.211.072

Uwagi:  
Stacje krzyży w układzie  
Gdańsk 70 skala 1:500  
wniesiono kolorem niebieskim

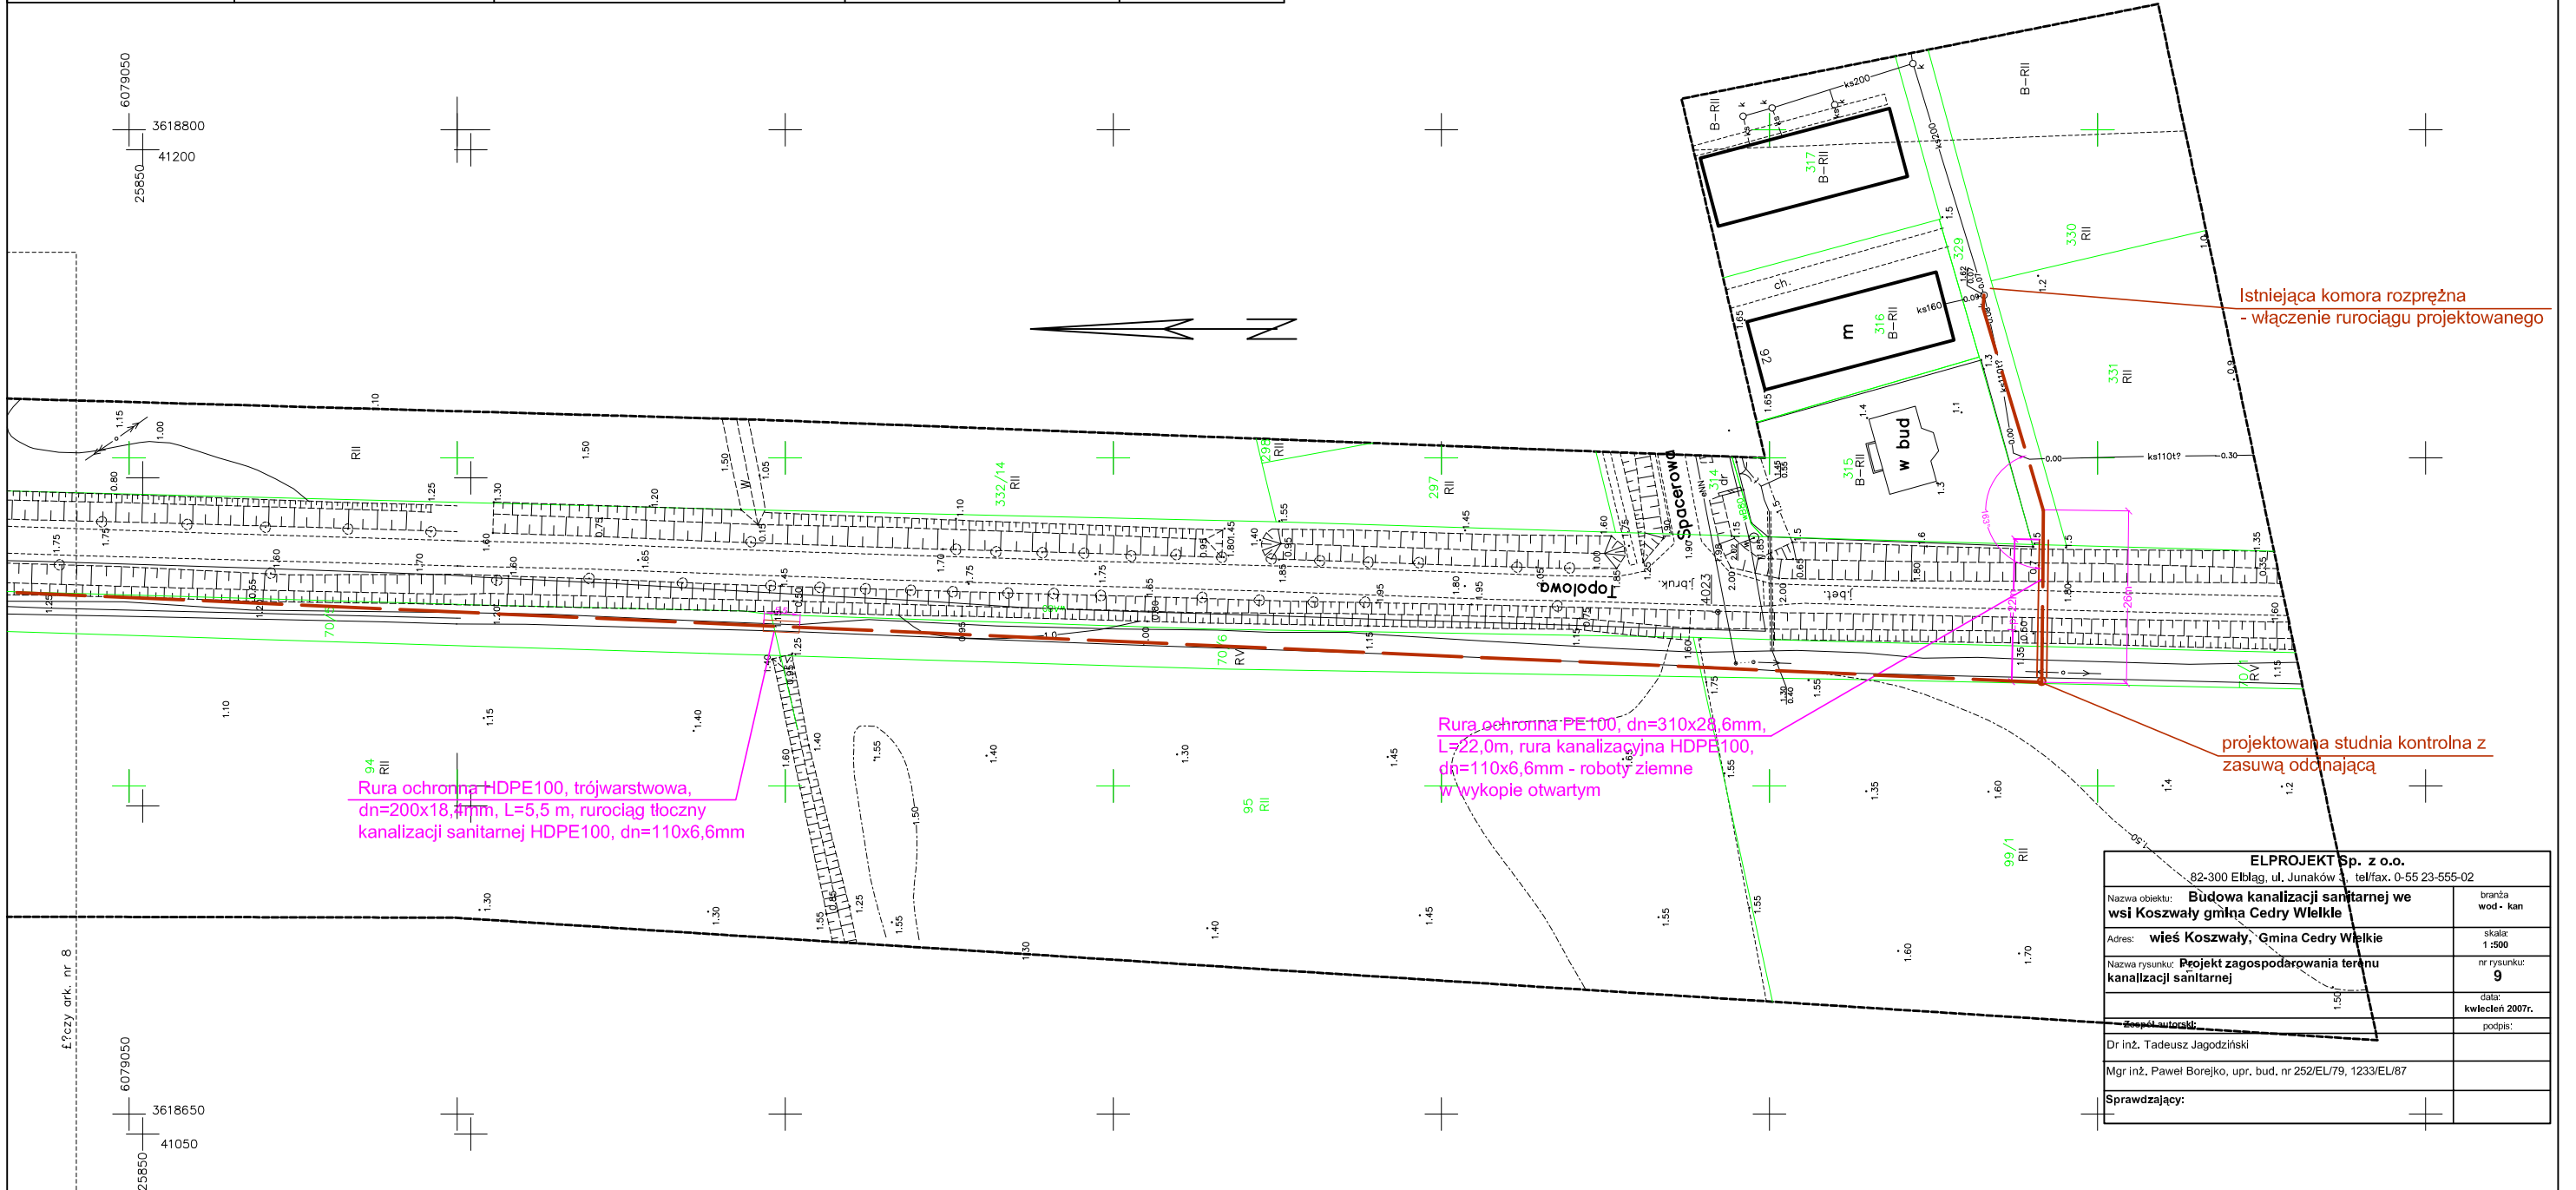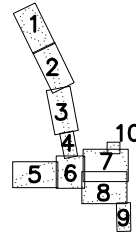

Rura ochronna HDPE100, trójwarstwowa,  
dn=200x18,4mm, L=5,5 m, rurociąg tłoczny  
kanalizacji sanitarnej HDPE100, dn=110x6,6mm

Rura ochronna PE100, dn=310x24,6mm,  
L=22,0m, rura kanalizacyjna HDPE100,  
dn=110x6,6mm - roboty ziemne  
w wykopie otwartym

Istniejąca komora rozprężna  
- włączenie rurociągu projektowanego

projektowana studnia kontrolna z  
zasiwą oddającą

<b>ELPROJEKT Sp. z o.o.</b> 82-300 Elbląg, ul. Junaków 3, tel/fax. 0-55 23-555-02	
Nazwa obiektu: <b>Budowa kanalizacji sanitarnej we wsi Koszwały gminy Cedry Wielkie</b>	branża: wód - kan
Adres: <b>wieś Koszwały, Gmina Cedry Wielkie</b>	skala: 1:500
Nazwa rysunku: <b>Projekt zagospodarowania terenu kanalizacji sanitarnej</b>	nr rysunku: 9
Projektant: _____	data: kwiecień 2007r.
Dr inż. Tadeusz Jagodziński	podpis: _____
Mgr inż. Paweł Borejko, upr. bud, nr 252/EL/79, 1233/EL/87	
Sprawdzający: _____	