


MAPA SITUACYJNO-WYSOKOŚCIOWA Z UZBROJENIEM TERENU
do celów projektowych Skala 1:500
bez prawnego ustalenia granic ARK. NR 5

Woj.: pomorskie
Powiat: gdański
Gmina: Cedry Wielkie
Odręb: Koszowy
Odręb: Koszowy

PRZEDSIĘWZIĘCIE: USUR
GEODEZYJNO-KARTOGRAFICZNY
"GEODEZYJNE"
ul. Wyzwolenia 3 82-300 ENIG

Kierownik robót:
mgr inż. Adam Banderuk nr upr. zawodowych AR24
Praca polowa:
mgr inż. Michał Kowalczyk

Praca biurowa:
mgr inż. Michał Kowalczyk

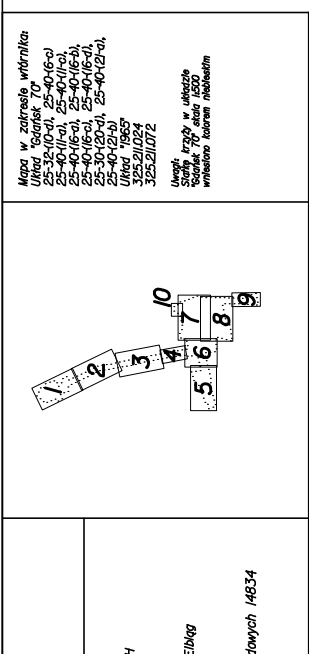

Granica pasa drogowego drogi krajowej nr 7 Dz. Nr 52/1; 52/3; 38/3
Projektowana kanalizacja sanitarna w pasie drogowym drogi krajowej nr 7 Dz. Nr 52/1; 52/3; 38/3

UWAGA:
Rury kanalizacyjne PVC-U klasy T (S) , IIIe,
dn=200x5,9mm
Przykanaliki eury PVC-U N, IIIe dn=160x4,0mm
Wszystkie przewody układać ze spadkiem $\rho=0,5\%$
o ile nie pokazano na rysunku inaczej

<p>ELPROJEKT Sp. z o.o. Biuro: 82-300 Ebnego, ul. Jurekowskiego 3, telefon: 058 23-555-02 www.elprojekt.pl</p>	
<p>Adres: Wład Koszowy, Gmina Cedry Wielkie</p>	<p>nr rysunku: 5</p>
<p>Investor: Przedsiębiorstwo Budowlane i Usługowe "Wielki" z siedzibą w Koszowie, ul. Wyzwolenia 3, 82-300 ENIG</p>	<p>nr projektu: 2007/7</p>
<p>Projektant: mgr inż. Paweł Borysiak, upr. bud. nr 262/EL/7/A, 1233/EL/6/7</p>	<p>projektant:</p>
<p>Wzrost: 1,80m</p>	<p>projektant:</p>