

Droga gminna – nawierzchnia żuźlowa  
dz. geod. 225

Pole uprawne  
dz. geod. II/3

Posejsja prywatna – Gdańska M16  
dz. geod. II/3

Pole uprawne – nowa posesja  
dz. geod. II/3

Przepompownia ścieków nr PS2  
1,00  
-3,50


poziom 3,00 m n.p.m.

poziom 0,00 m n.p.m.

Lk=126,4 m

P.p.= -10,00 m npm

Rzędna istniejącego terenu	0,80							
Rzędna dna proj. kanatu	-3,00	-1,54						
Długość odcinka, w m		50,6	31,80	23,30				
Proj. spadek kanatu, odległość	L=50,6 m	i=1,0%	L=52,5 m	L=23,30m	i=0,5%			
Proj. średnica nominalna, materiał	PVC U/S(T) 200x5,9 mm							
Technologia wykonawstwa	Roboty ziemne w wykopie otwartym mechanicznie, od S65 do S66 ręcznie							
Hektometr	0	1						1+264

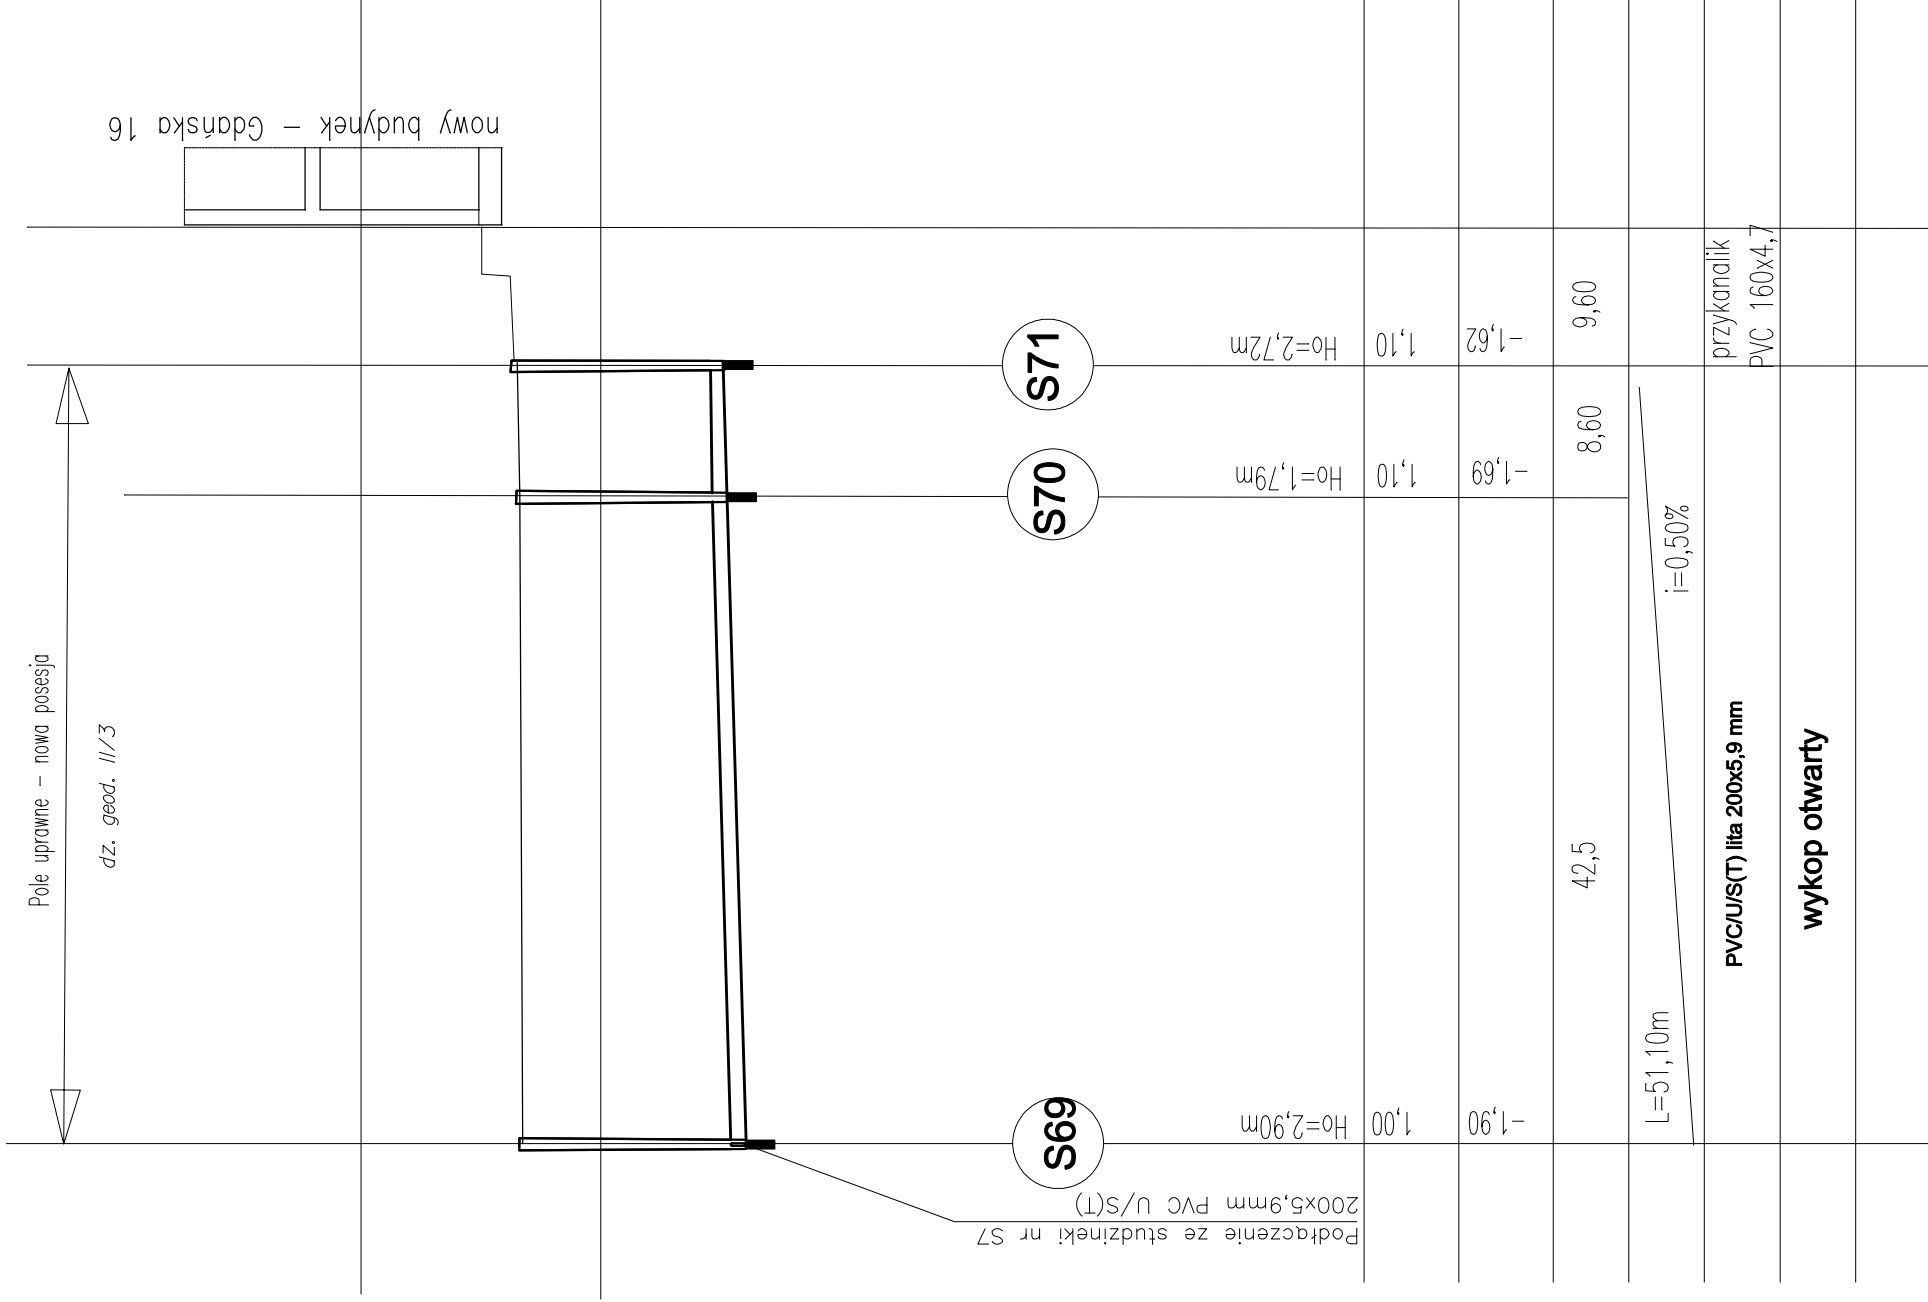

# PROFIL PODŁUŻNY SIECI KANALIZACJI SANITARNEJ M. KOSZWAŁY, GM. CEDRY WIELKIE

Ciag: **PS2-S65**  
**S69 - S71**

Skala 1:100 / 1:500

## UWAGA:

- Przed przystąpieniem do wykonania przykanalików należy sprawdzić rzeczywiste rzędne wyjść kanalizacji indywidualnej z budynków
- Likwidacja zbiorników bezodpływowych (szamb) należy do właścicieli posesji w ramach kosztów własnych
- Przed przystąpieniem do robót ziemnych należy bezwzględnie zlokalizować istniejące uzbrojenie podziemne przez geodetów i w obecności właścicieli urzędzeń

Lk=51,10 m

<b>ELPROJEKT Sp. z o.o.</b>	
92-300 Elbląg, ul. Jumiaków 3, tel/fax 0-56 23-555-02	
Nazwa obiektu:	<b>Budowa kanalizacji sanitarnej we wsi Koszwały gmina Cedry Wielkie</b>
Adres:	<b>wieś Koszwały, Gmina Cedry Wielkie</b>
Nazwa rysunku:	<b>Profil podłużny kanalizacji sanitarnej</b>
inwestor:	Urząd Gminy Cedry Wielkie
Projektant:	Zespół autorski: <b>Wiesław Koszwały, Gmina Cedry Wielkie</b>
Skala:	<b>1:100/500</b>
nr rysunku:	<b>9</b>
data:	<b>2007r.</b>
podpis:	
Mgr inż. Paweł Bonajko, upr. bud. nr 252/EU/79, 1233/EU/87	
Sprawdzający:	