

Biurow Usług Geodezyjnych  
i Wyceny Nieruchomości  
Robert Jeznach  
80-438 Gdańsk, ul. Aldony 12/2  
tel.058-719-17-15

# MAPA SYTUACYJNO - WYSOKOŚCIOWA

## Z UZBRÓJENIEM TERENU DO CELÓW PROJEKTOWYCH

Cedry Wielkie ul. Pionierów Żuła w

Skala 1:500  
ARKUSZ 2

Nr ks. rob.: 1/2007  
Nr KERG : 4506/2007  
Województwo: pomorskie  
Powiat: Gdański

Gmina: Cedry Wielkie  
Dbręb: Cedry Wielkie  
Nr sekcji: 325,211,243; 325,213,041; 325,213,043

Plan odniesienia: Kronsztadt  
Układ współrzędnych: "1965"  
Prace polowe: R. Jeznach nr upr. 17541  
Prace kameralne: R. Jeznach nr upr. 17541

Uwaga !

1. Nie wyklucza się istnienia w terenie innych, nie wykazanych na niniejszej mapie urządzeń podziemnych, które nie były zgłoszone do inwentaryzacji lub o których brak jest informacji w instytucjach branżowych.

Gdańsk, dnia 02.2008r.

Przed przystąpieniem do prac projektowych należy na niniejszy podkład mapowy nanieść projektowane i uzgodnione w Zespole Uzgodniania Dokumentacji Projektowej w Pruszczu Gdańskim urządzenia techniczne podziemne i nadziemne.

LEGENDA:

----- zasięg opracowania mapy do celów projektowych

GEODETA UPRAWNIONY  
podpis nieczytelny  
mgr inż. Robert Jeznach  
Nr upr. 17541

W obszarze oznaczonym linią... przetyknięto dokonano aktualizacji treści mapy zasadn. Dokumenty z pomiaru w dniu 02.02.2008. I zaewidencjonowano pod nr... 509-121/2008  
Projektowane obiekty budowlane wymagające pozwolenia na budowę podlegają wytyczeniu i inwentaryzacji przez jednostki uprawnione do wykonywania prac geodezyjnych

Pruszcz Gdański dnia 02.02.2008  
(imie i nazwisko, podpis, stanowiskowe osoby upoważnionej)


Z up. STAROSTY  
Andrzej Orłowski  
PODINŻYBIELNIK  
DK GEODAZJI

ZESPÓŁ UZGADNIANIA DOKUMENTACJI PROJEKTOWEJ  
STAROSTWA POWIATOWEGO W PRUSZCZU GDAŃSKIM  
W granicach opracowania mapy nie występują projektowane urządzenia uzgodnione w ZUDP.  
Pruszcz Gd., dn. 02.02.2008, uzgodn. nr 242/08


Z up. STAROSTY  
PRZEWODNICZĄCY  
ZESPÓŁU UZGADNIANIA DOKUMENTACJI  
KORNA INŻYNIER  
Ewa Banach-Kowalska

WYKONAWCA ROBOTY

BIURO USŁUG GEODEZYJNYCH  
I WYCENY NIEMUCHOMOŚCI  
Robert Jeznach  
80-438 Gdańsk, ul. Aldony 12/2  
NIP: 874 114 07 65 REG. 192525918  
TEL. 058 719 17 15






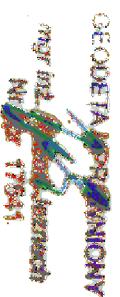




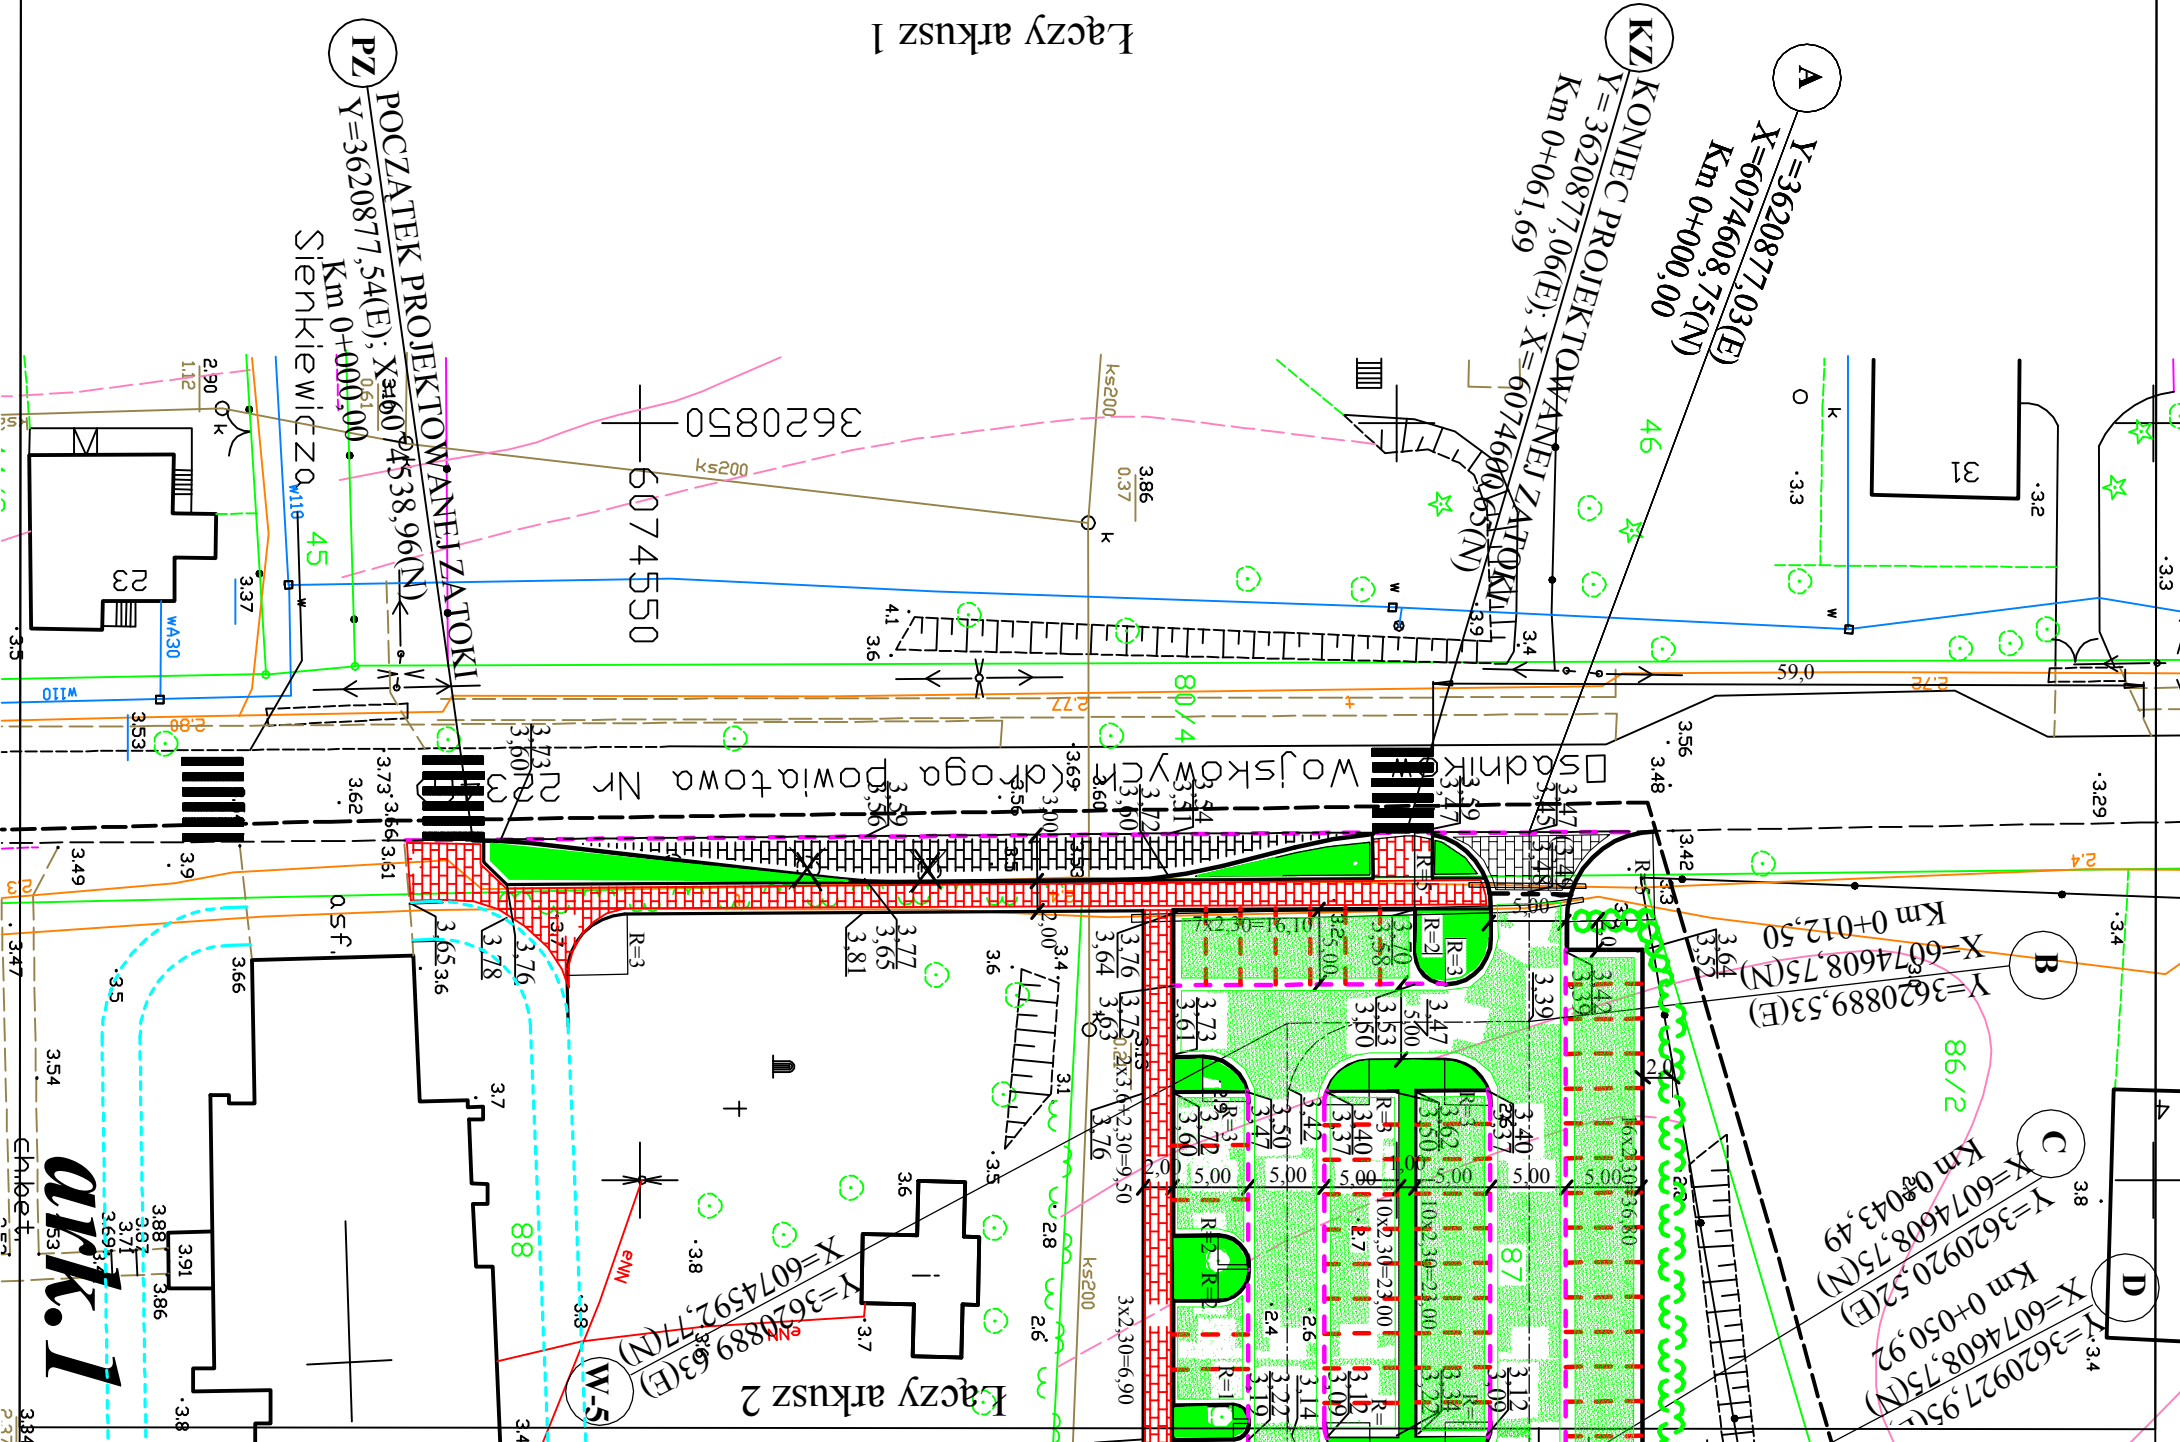

Łączy arkusz 1

      

ark. 1

# LEGENDA:

-  PROJEKTOWANA NAWIERZCHNIA Z BETONOWEJ KOSTKI PROSTOKĄTNEJ POL-BRUK, GRUB. 8 cm - SZAREJ
-  PROJEKTOWANA NAWIERZCHNIA CHODNIKA Z KOSTKI BETON. POL-BRUK PROSTOKĄTNEJ, GRUB. 8 cm - CZERWONA
-  PROJEKTOWANA NAWIERZCHNIA JEZDNI MANEWROWYCH Z KRATKI TRAMNIKOWEJ typu EKO-FIX
-  PROJEKTOWANA NAWIERZCHNIA MIEJSC POSTOJOWYCH Z KRATKI TRAMNIKOWEJ typu EKO-FIX
-  PROJEKTOWANY KRAWĘŻNIK BETONOWY 15X30 cm - WYSTAJĄCY 12 cm
-  PROJEKTOWANY KRAWĘŻNIK BETONOWY 12X25 cm WTOPIONY - SZARY
-  PROJEKTOWANY KRAWĘŻNIK BETONOWY OBNIŻONY DO 2 cm - SZARY
-  PROJEKT. PASY WYDZIELAJĄCE MIEJSCA POSTOJOWE Z KOSTKI BETON. PROSTOKĄTNEJ "POL-BRUK" GRUB. 8 cm - CZERWONA
-  PROJEKTOWANE BETONOWE OBRZEŻE CHODNIKA 4 8X30 cm RZĘDNE PROJEKTOWANEJ NAWIERZCHNI
-  ZIELEŃ TRAWIASTA

PROJEKTOWANY ZYWOPLOT - LIGUSTR POSPOLITY

DRZEWO PRZEWIDZIANE DO WYCIECIA

RURY OSŁONOWE

PROJEKTOWANE KABLE TELEKOMUNIKACYJNE UJĘTE W PROJEKCIE OPRACOWANYM przez Firmę Moti Mac Donald

PROJEKTOWANY KABEL OŚWIEPLENIA ULICZNEGO UJĘTY W PROJEKCIE OPRACOWANYM przez Firmę Moti Mac Donald


PROJEKTOWANA KANALIZACJA DESZCZOWA UJĘTA W PROJEKCIE OPRACOWANYM przez Firmę Moti Mac Donald

PROJEKTOWANY UKŁAD DROGOWY UJĘTY W PROJEKCIE OPRACOWANYM przez Firmę Moti Mac Donald

Skala 1:500 Rys. Nr 1

## Plan zagospodarowania terenu Planu zagospodarowania terenu Planu szersza zbiorcza uzbrojenia terenu

Pracownia Projektowa "ZAWISZA"			
80-347 Gdańsk, ul. Orłowska 5D/24, tel/fax: (0) prefix 58) 556-22-48			
Projekt: BUDOWY ZATOKI AUTOBUSOWEJ I SKWERU Z MIEJSCAMI POSTOJOWYMI DLA SAMOCHODÓW OSOBOWYCH PRZY ul. OSADNIKÓW WOJSKOWYCH w msc. CEDRY WIELKIE			
PLAN SYTUACYJNY			
Nazwa rysunku:	PL AN SY TU ACY J NY	Data	2009
Funkcja:	Imię i Nazwisko	Nr upr.	Podpis
Projektant:	T. Zawisza		
Sprawdzający:	K. Czerniewski	WZDP 33/66	

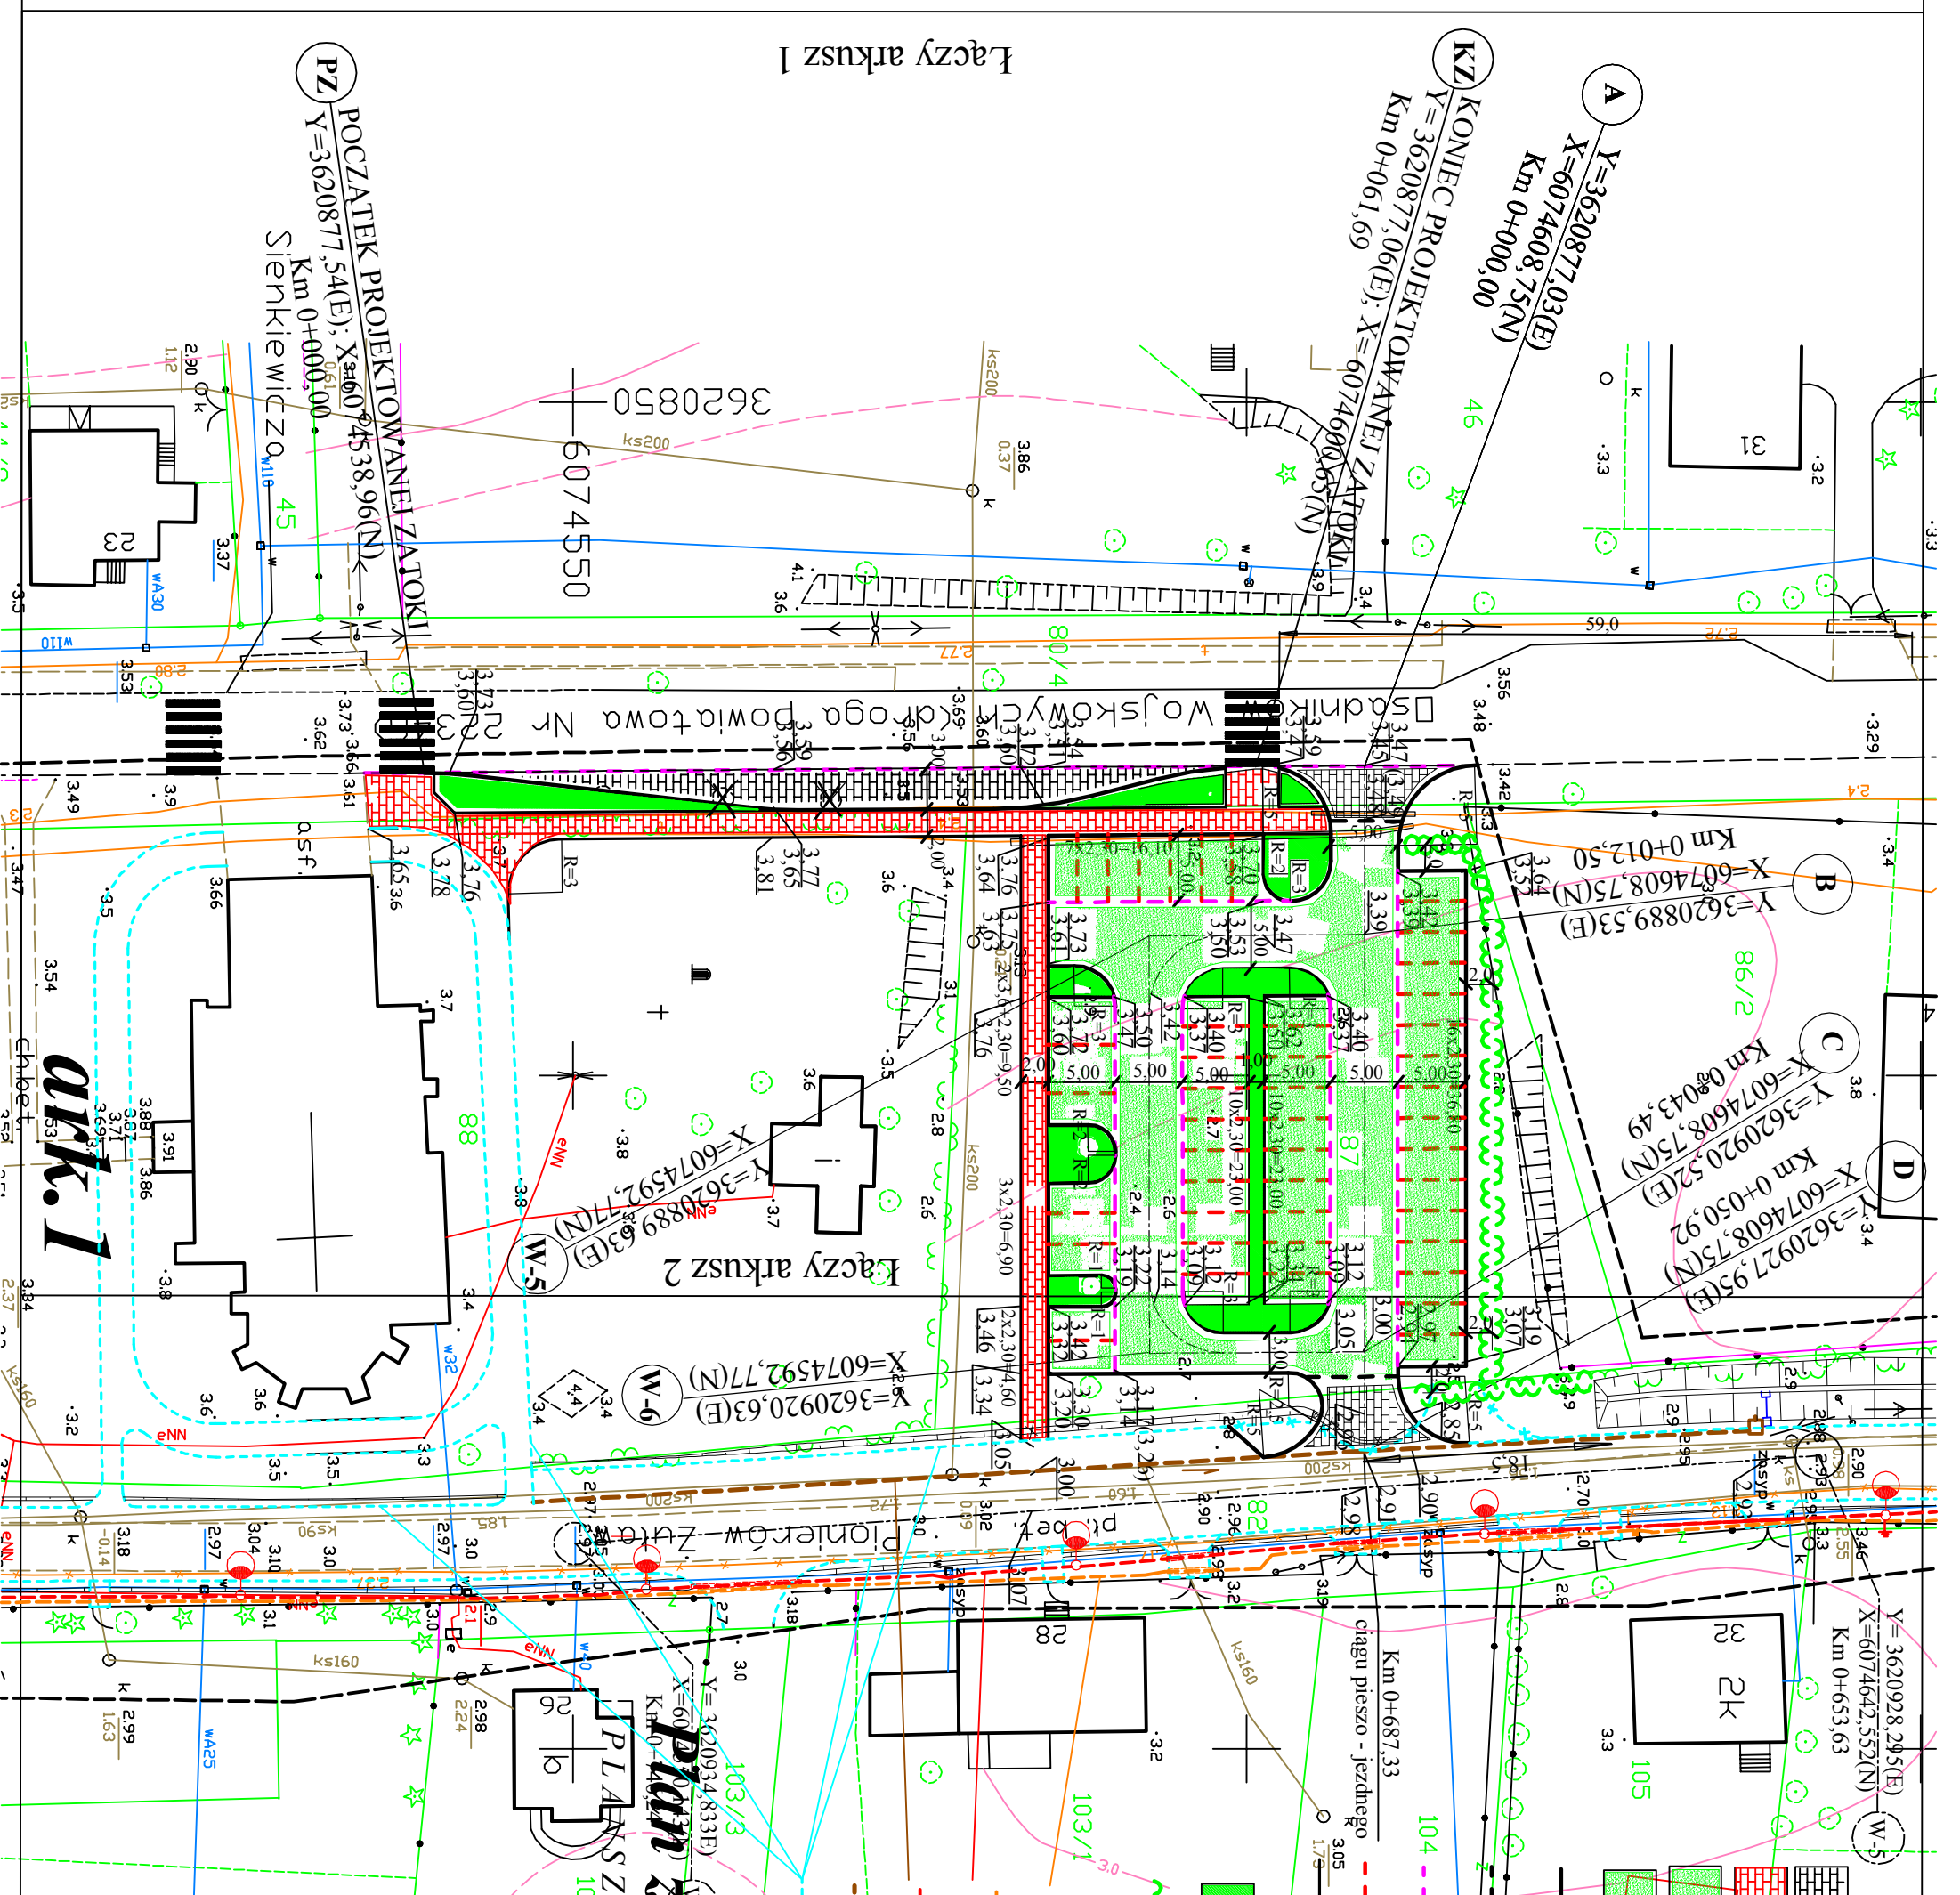

ark.2