
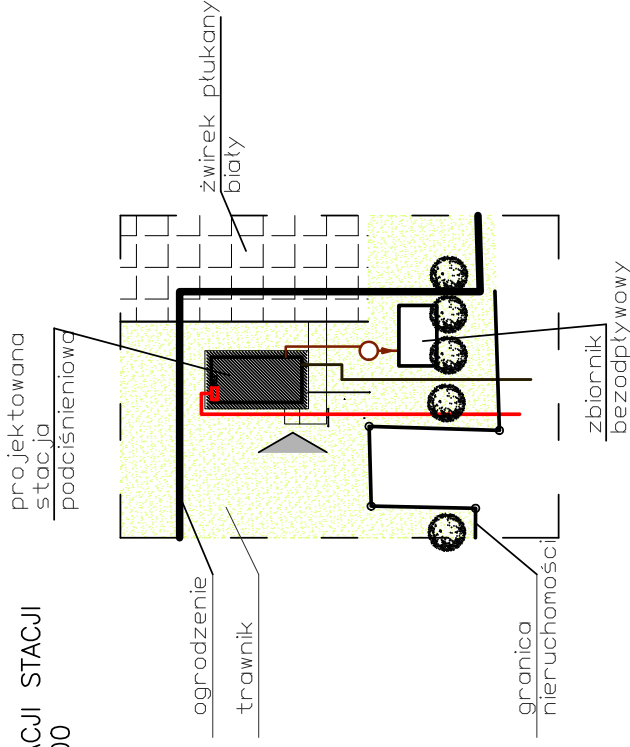
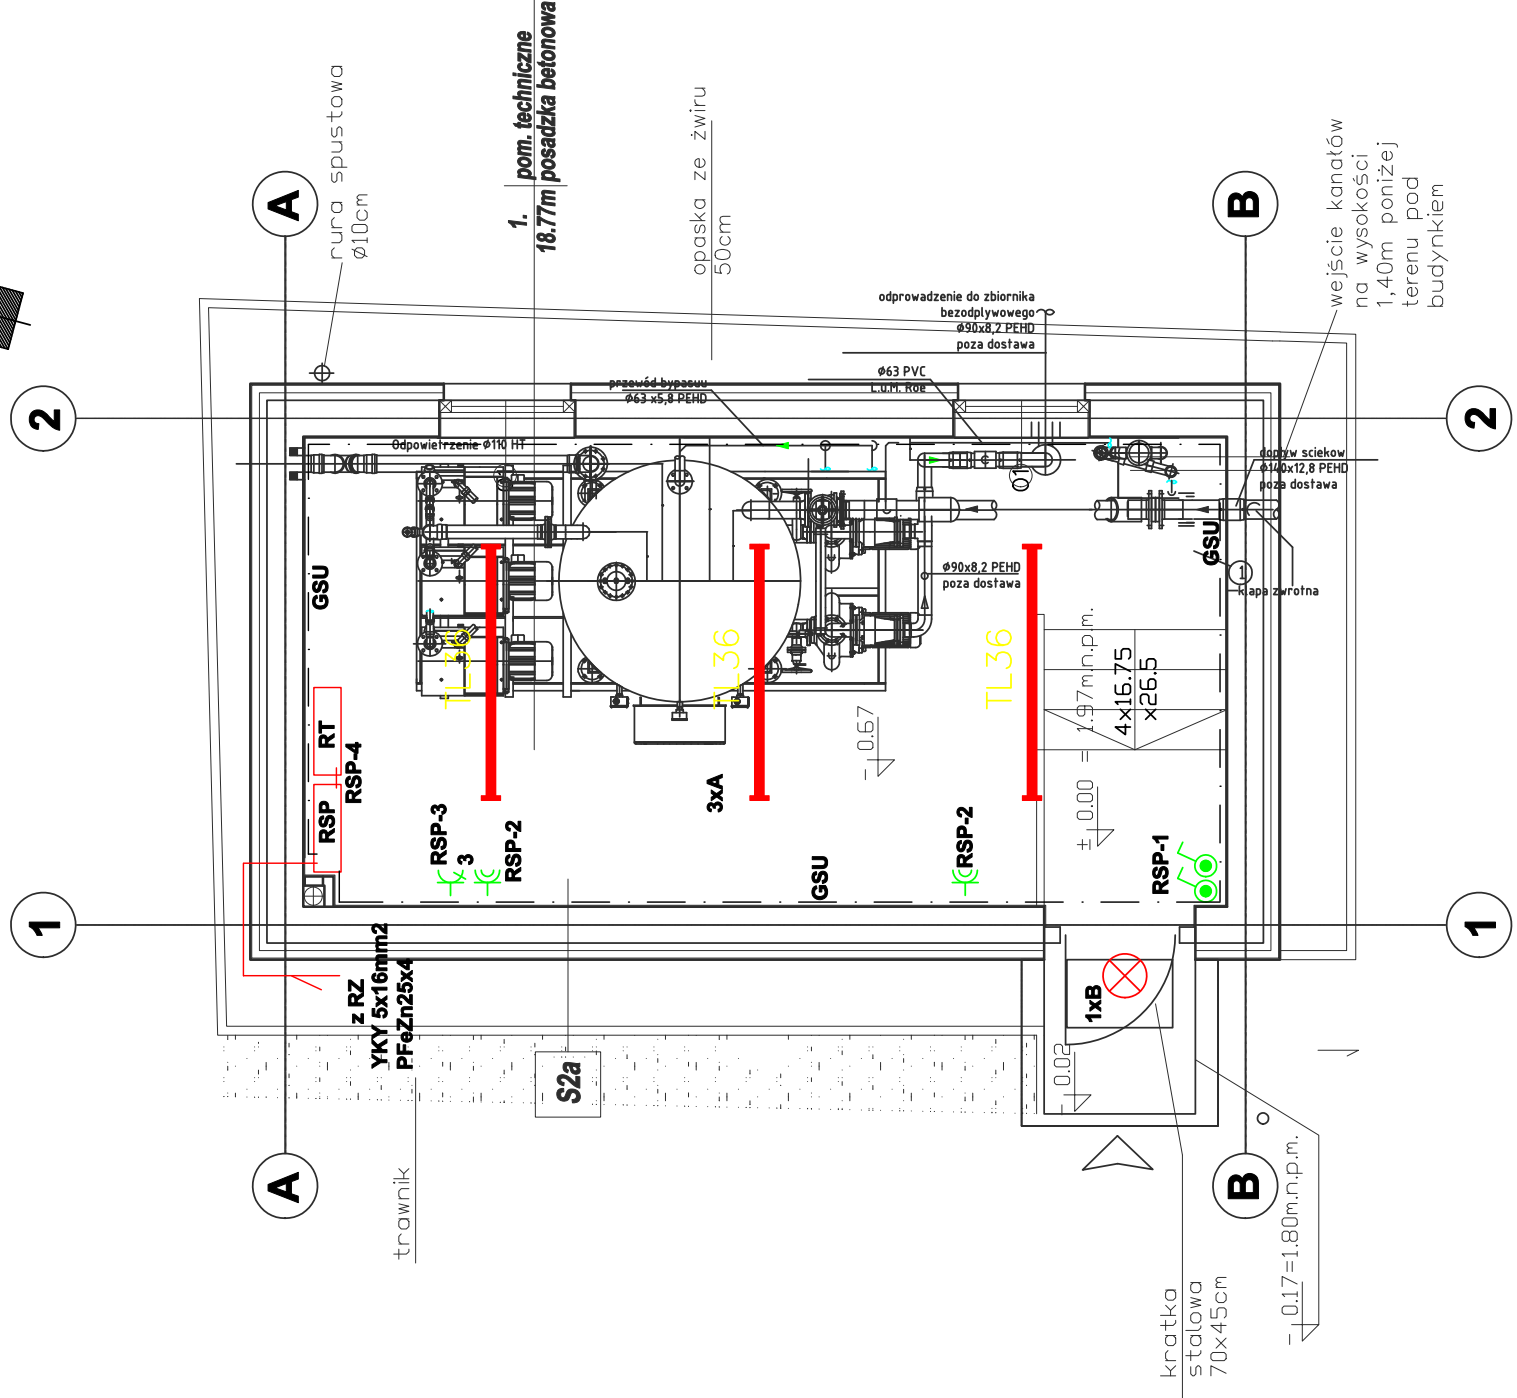


**Stacja podciśnieniowa
(zrzut ścieków do zbiornika bezodpływowego)**

SZCZEGÓŁ LOKALIZACJI STACJI
SKALA 1:500

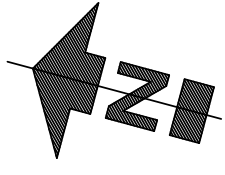

LEGENDA:

- TL36 -Oprawa FIBRA II 2x36W IP65/Plexiform
- RSP -Oprawa Lena Rondo
- RT -Wyciążnik 1-bieg. herm.
- ⊕ -Gniazdo 230V herm.
- ⊕ -Gniazdo 3x16A/N/PE
- ⊕ -GSU PFeZn25x4
- ⊕ - Rozdzielnica Stacji Podciśnieniowej
- ⊕ - Rozdzielnica Technologiczna

Układ Sieci TN-S

Projekt	ART PROJEKT K&M Sp. z o.o. ul. Przemysłowa 7 f. 83-400 Kosierzyna tel.058/680 83 69 NIP 591-163-58-00, Regon 220376462
Projekt na budowę przystani zeglarskiej w Błotniku	SKALA 1:50
Instalacja elektryczna stacji podciśnień	RYS: E11
Investor: Gmina Cedry Wielkie ul.Krasickiego 16 83-020 Cedry Wielkie	
Projektował: mgr inż. Mirosław Bukowski	
upr. nr/46/Gd/2002	
Sprawdził: inż. Waldemar Brzoskowski	
upr. nr/45/Gd/2002	
	Data: lipiec 2009r.